






 





PLANTA BAJA: ALUMBRADO

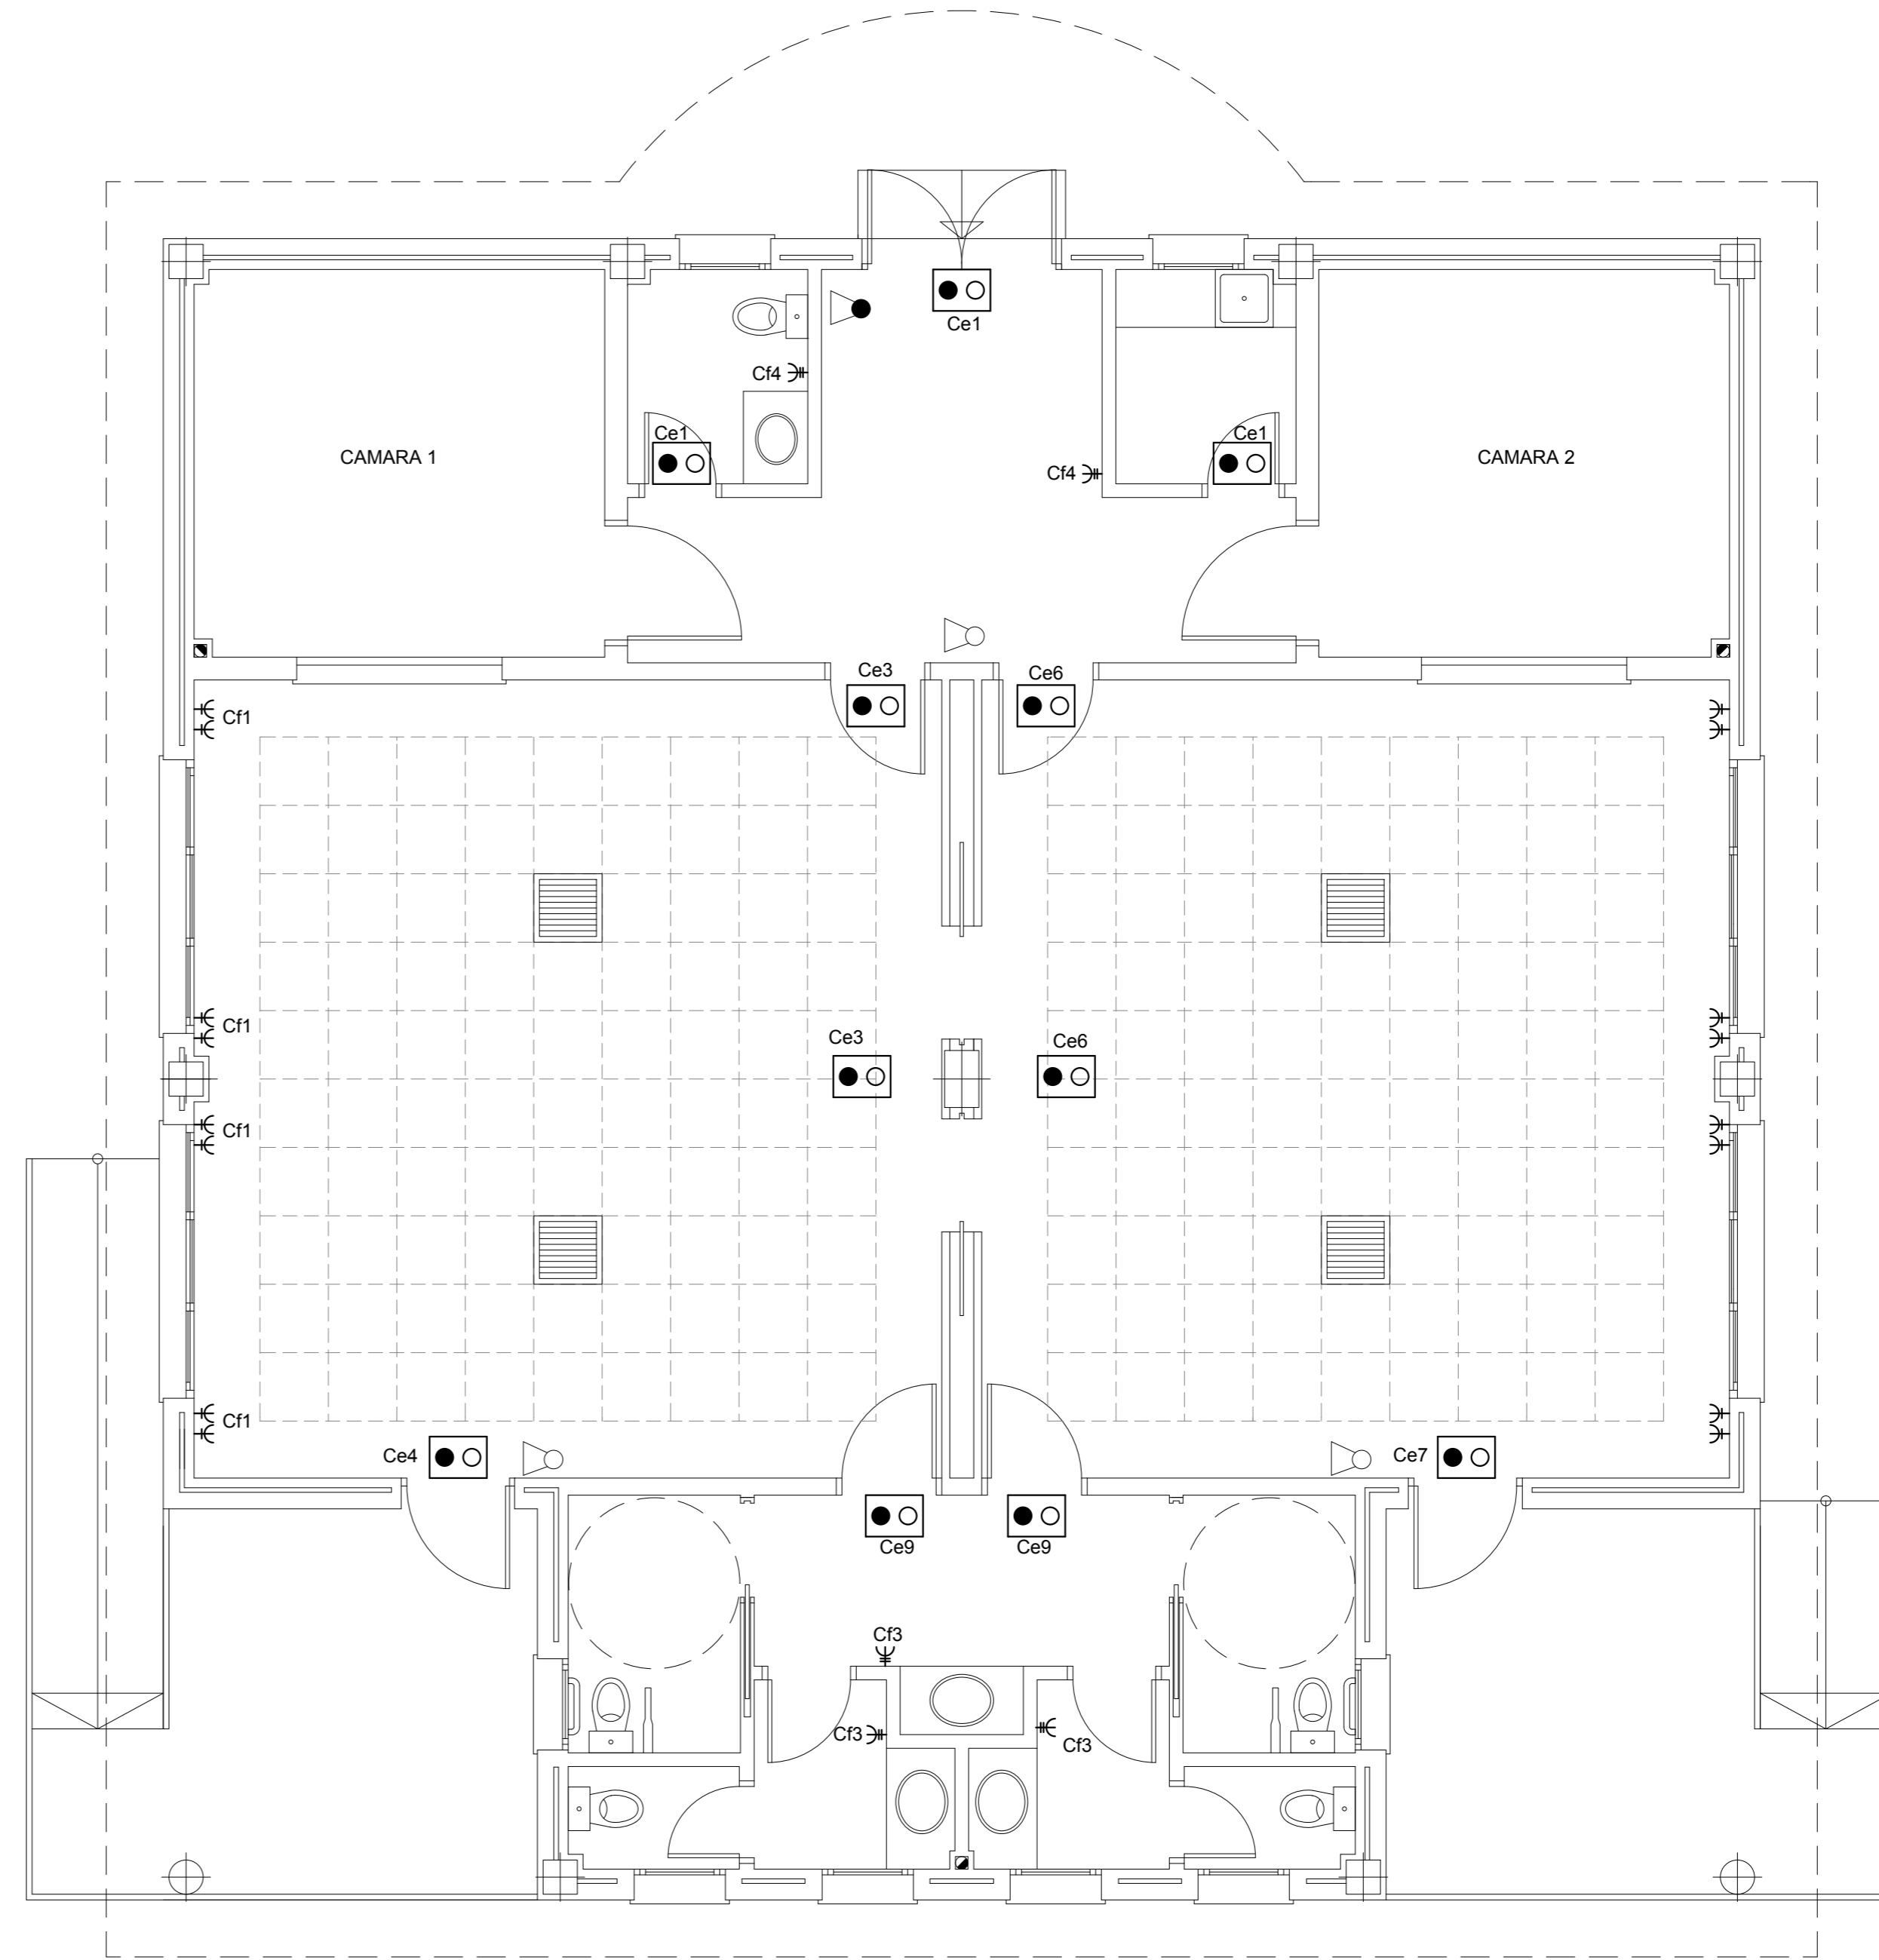

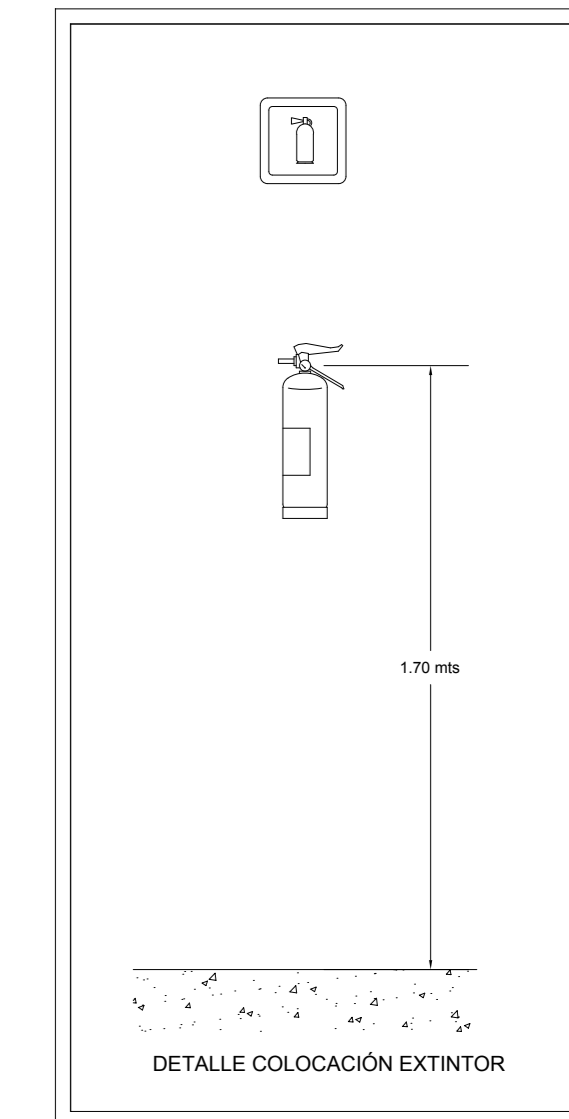

  
PLANTA BAJA: FUERZA Y CPI




ELECTRICIDAD

-  CUADRO GENERAL DE PROTECCIÓN
-  19218 2x18
-  19218 2x18 - IP44
-  77040 GT
-  Plafón de techo
-  INTERRUPTOR
-  CONMUTADOR
-  BASE DE ENCHUFE 16 A CON T.T.
-  BASE DE ENCHUFE 20 A CON T.T.

PROTECCION CONTRA INCENDIOS



-  LUMINARIA EMERGENCIA 70 LUM.
-  EXTINTOR POLVOPOLIVALENTE
-  EXTINTOR CO2

CLIMATIZACION

-  CASSETTE


		AREA DE FOMENTO LOCAL Y RED VIARIA SERVICIO DE ARQUITECTURA MUNICIPAL	
		TANATORIO MUNICIPAL EN CAÑETE LA REAL (MÁLAGA)	
PROYECTO DE EJECUCION	INSTALACIONES: ALUMBRADO, FUERZA Y CPI		
PLANO			
EQUIPO TÉCNICO REDACTOR		FECHA	ESCALA
ARQUITECTOS	APAREADOR-ARQUITECTO TÉCNICO	MAYO 2009	1:50
	EDUARDO REPISO ALVAREZ	N.º PROYECTO	PLANO N.º
	MANUEL GARCIA ARJONA		101
	ARQUITECTO TÉCNICO CALCULISTA	DISCO	
	JUAN SCHWARZMANN FERNANDEZ		
	INGENIERO TÉCNICO CALCULISTA	SUSTITUYE A	SUSTITUIDO POR
	JOSE MANUEL LACHAMBRE		
	DELINEANTE		
EMILIO RUIZ PEREZ	JUAN A. AGUILAR BRAVO		

ESQUEMA ELECTRICO

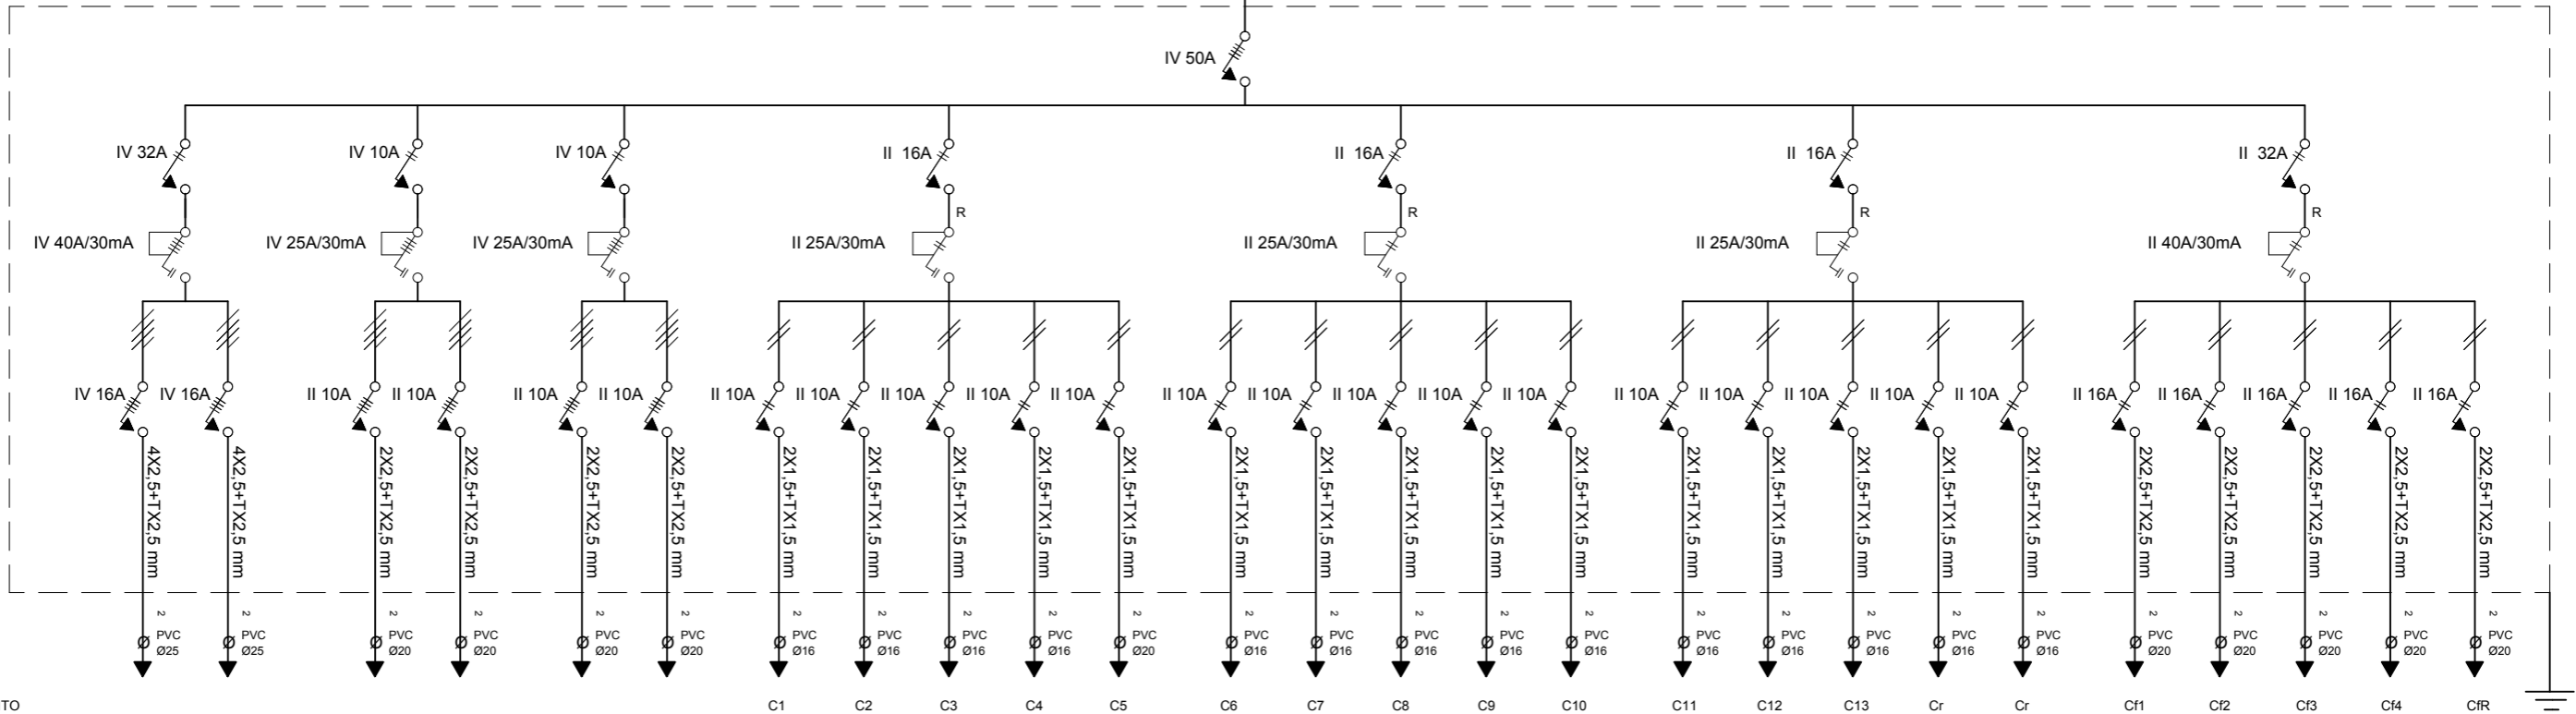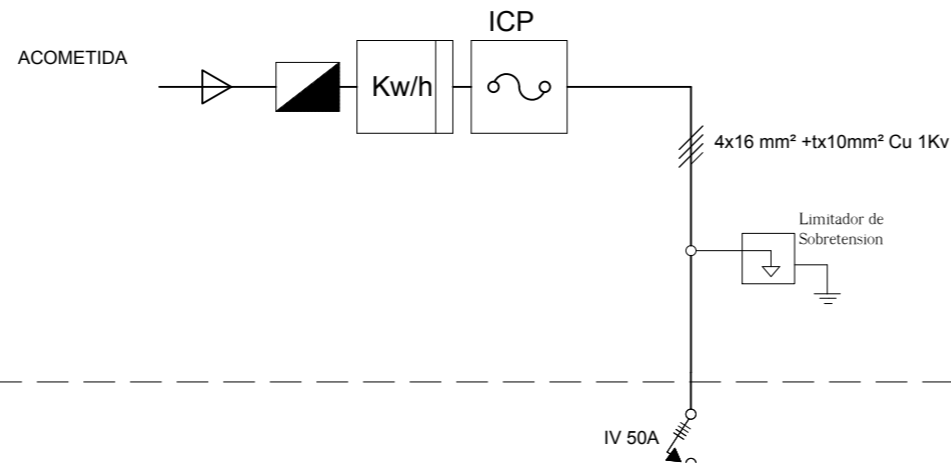

CIRCUITO
POT. CÁLCULO
SEGÚN REBT-02

ESQUEMA DE CLIMATIZACION

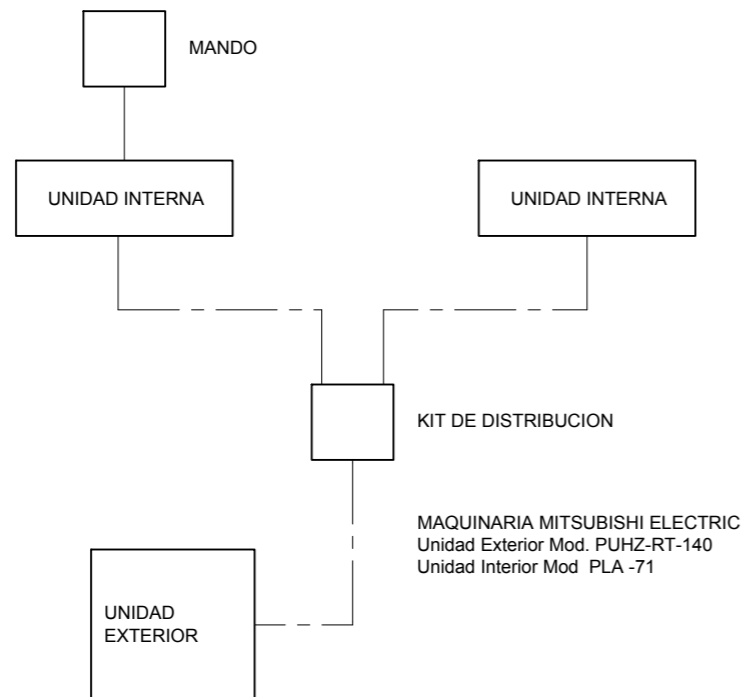


M
málaga.es diputación


AREA DE FOMENTO LOCAL Y RED VIARIA
SERVICIO DE ARQUITECTURA MUNICIPAL

PROYECTO DE EJECUCION	TANATORIO MUNICIPAL EN CAÑETE LA REAL (MÁLAGA)
PLANO	INSTALACIONES: ESQUEMA ELECTRICO Y DE CLIMATIZACION

EQUIPO TECNICO REDACTOR		FECHA	ESCALA
ARQUITECTOS	APAREJADOR-ARQUITECTO TECNICO EDUARDO REPISO ALVAREZ MANUEL GARCIA ARJONA ARQUITECTO TECNICO CALCULISTA JUAN SCHWARZMANN FERNANDEZ	MAYO 2009	
	INGENIERO TECNICO CALCULISTA JOSE MANUEL LACHAMBRE	N. PROYECTO	PLANO Nº
	DELINEANTE JUAN A. AGUILAR BRAVO	DISCO	102
EMILIO RUIZ PEREZ		SUSTITUYE A	SUSTITUIDO POR


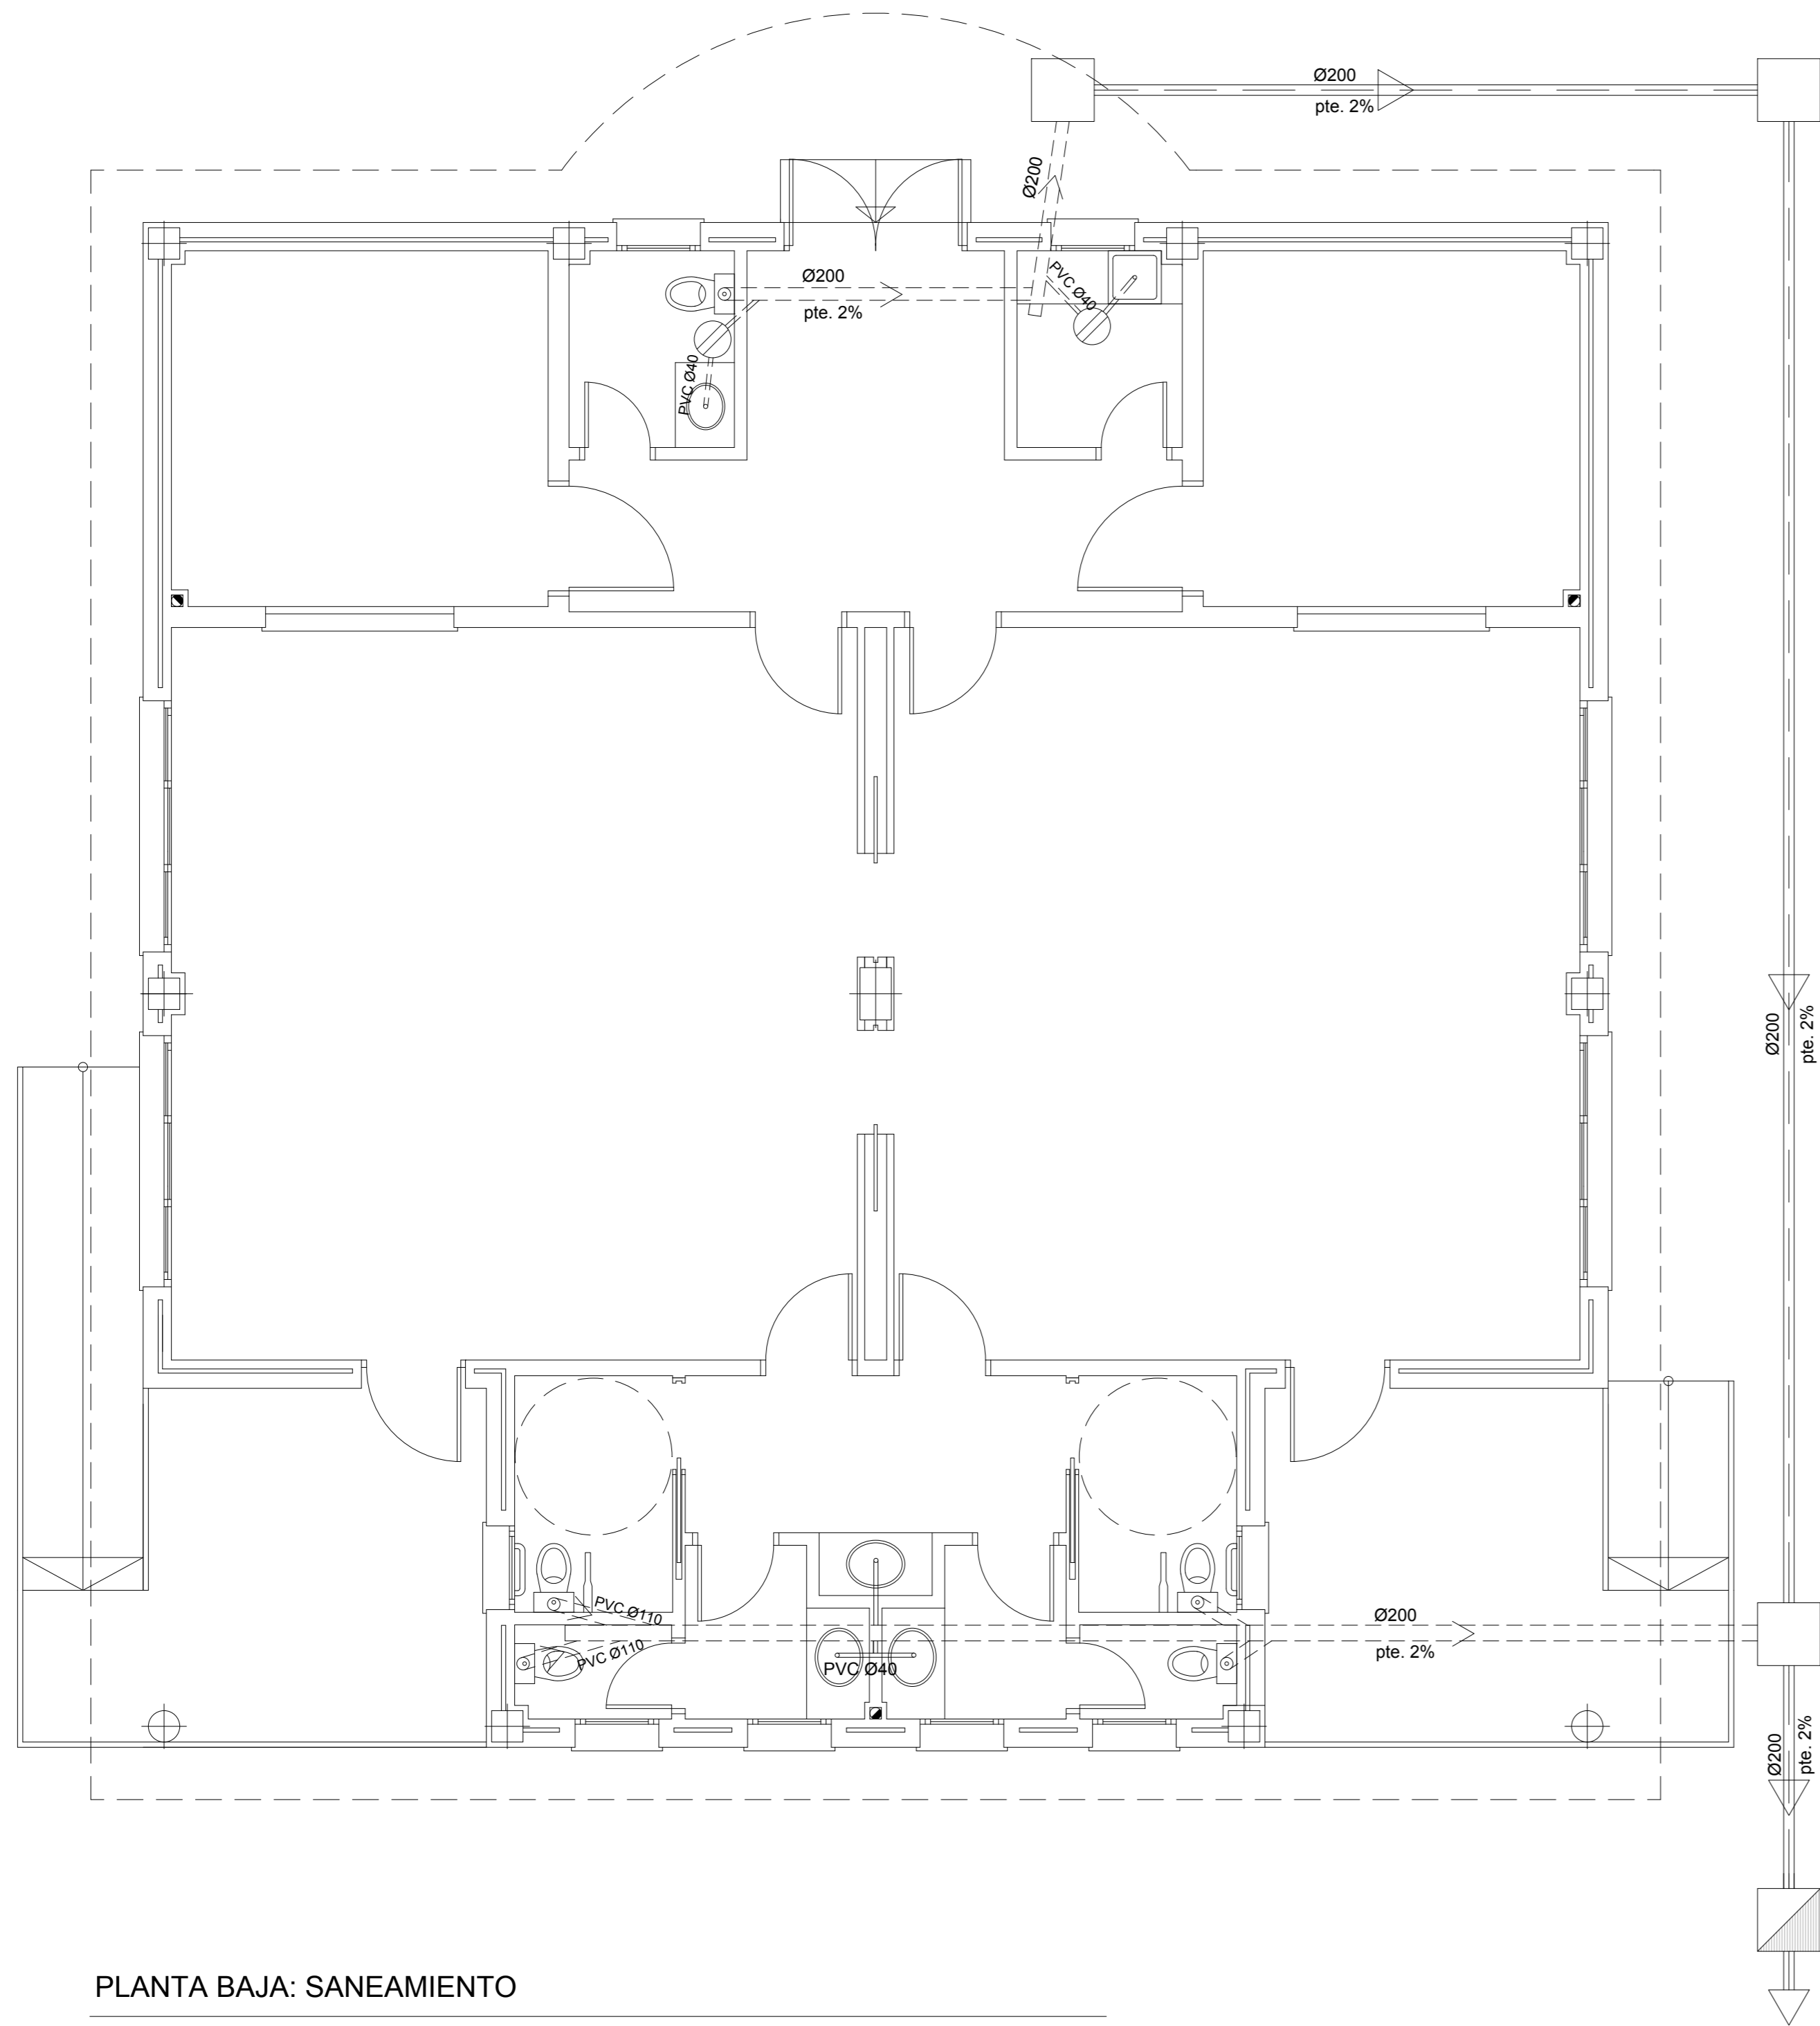


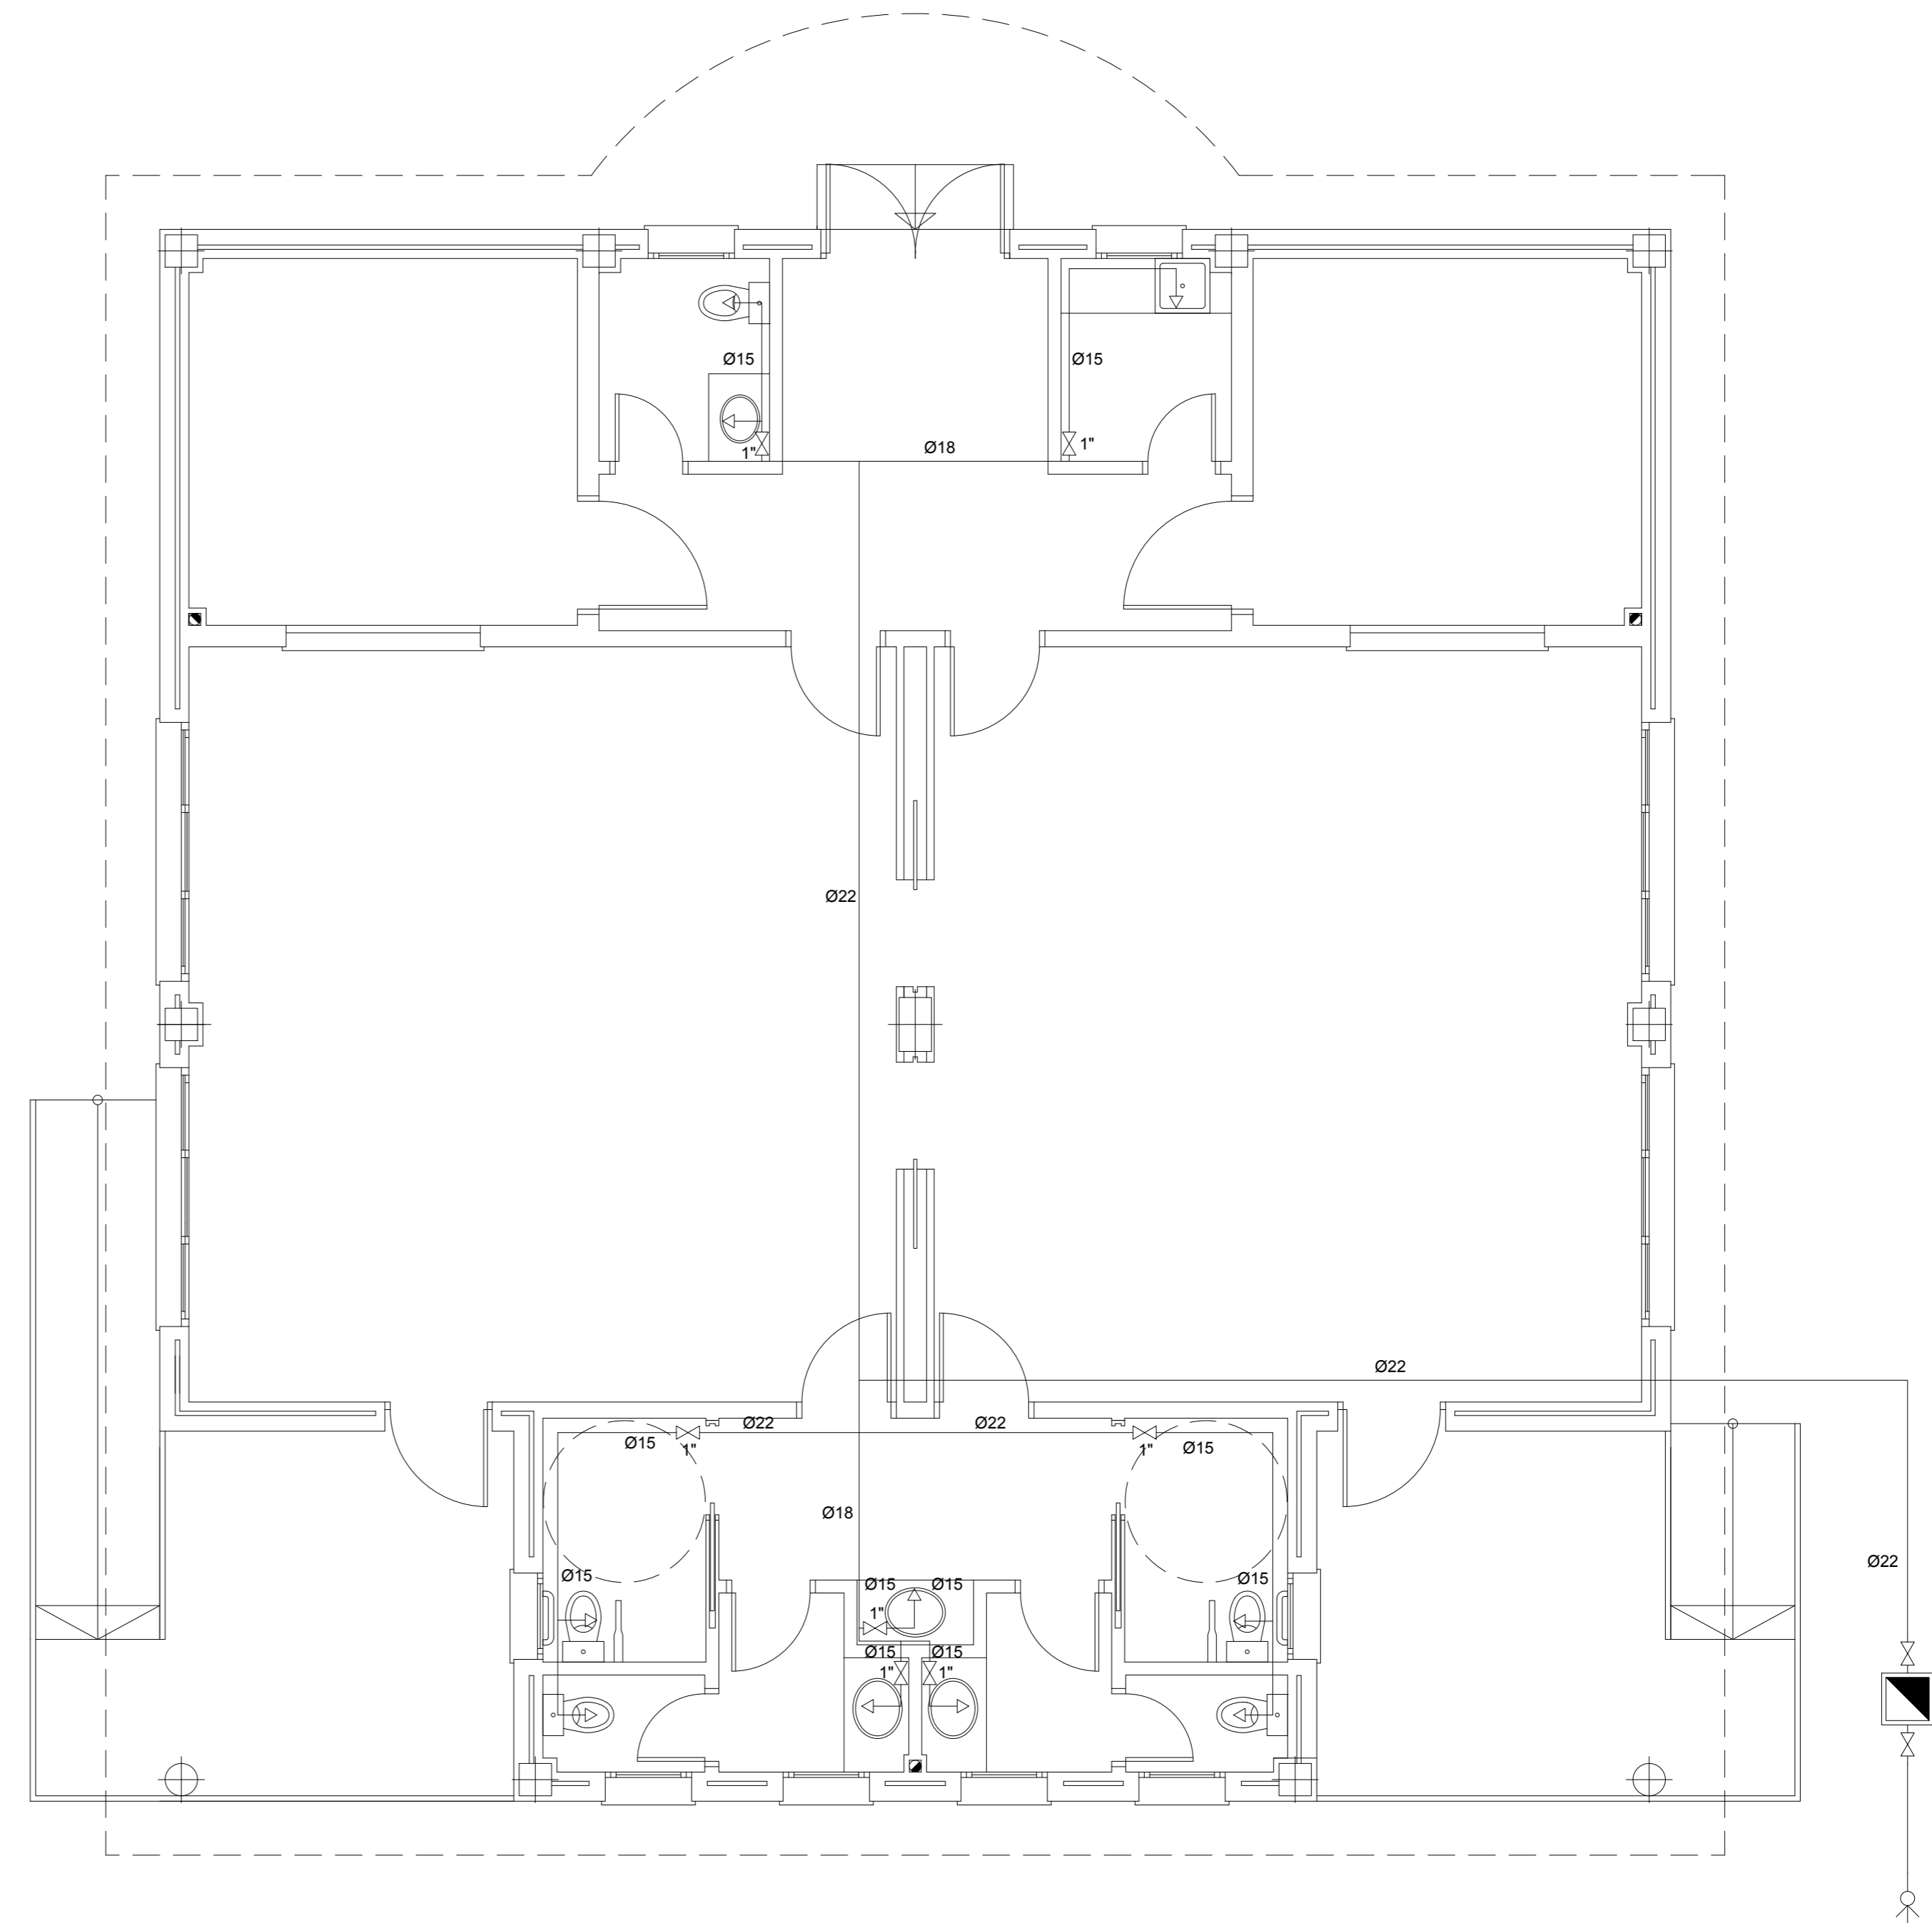

PLANTA BAJA: SANEAMIENTO



  
 
 


PLANTA BAJA: FONTANERIA


FONTANERIA

-  ACOMETIDA 26X10AL
-  CONTADOR COLOCADO.
-  LLAVE DE PASO COLOCADA
-  GRIFO COLOCADO


SANEAMIENTO

-  ARQUETA SIFONICA
-  ARQUETA DE PASO
-  BOTE SIFONICO
-  SANEAMIENTO COLGADO
-  SANEAMIENTO ENTERRADO

		AREA DE FOMENTO LOCAL Y RED VIARIA SERVICIO DE ARQUITECTURA MUNICIPAL	
		PROYECTO DE EJECCION TANATORIO MUNICIPAL EN CAÑETE LA REAL (MÁLAGA)	PLANO INSTALACIONES: FONTANERIA Y SANEAMIENTO
EQUIPO TÉCNICO REDACTOR		FECHA MAYO 2009	ESCALA 1:50
ARQUITECTOS EDUARDO REPISO ALVAREZ MANUEL GARCIA ARJONA	ARQUITECTO TÉCNICO CALCULISTA JUAN SCHWARZMANN FERNANDEZ	N. PROYECTO DISCO	PLANO N. 103
INGENIERO TÉCNICO CALCULISTA JOSE MANUEL LACHAMBRE	DELINEANTE JUAN A. AGUILAR BRAVO	SUSTITUYE A	SUSTITUIDO POR
EMILIO RUIZ PEREZ			

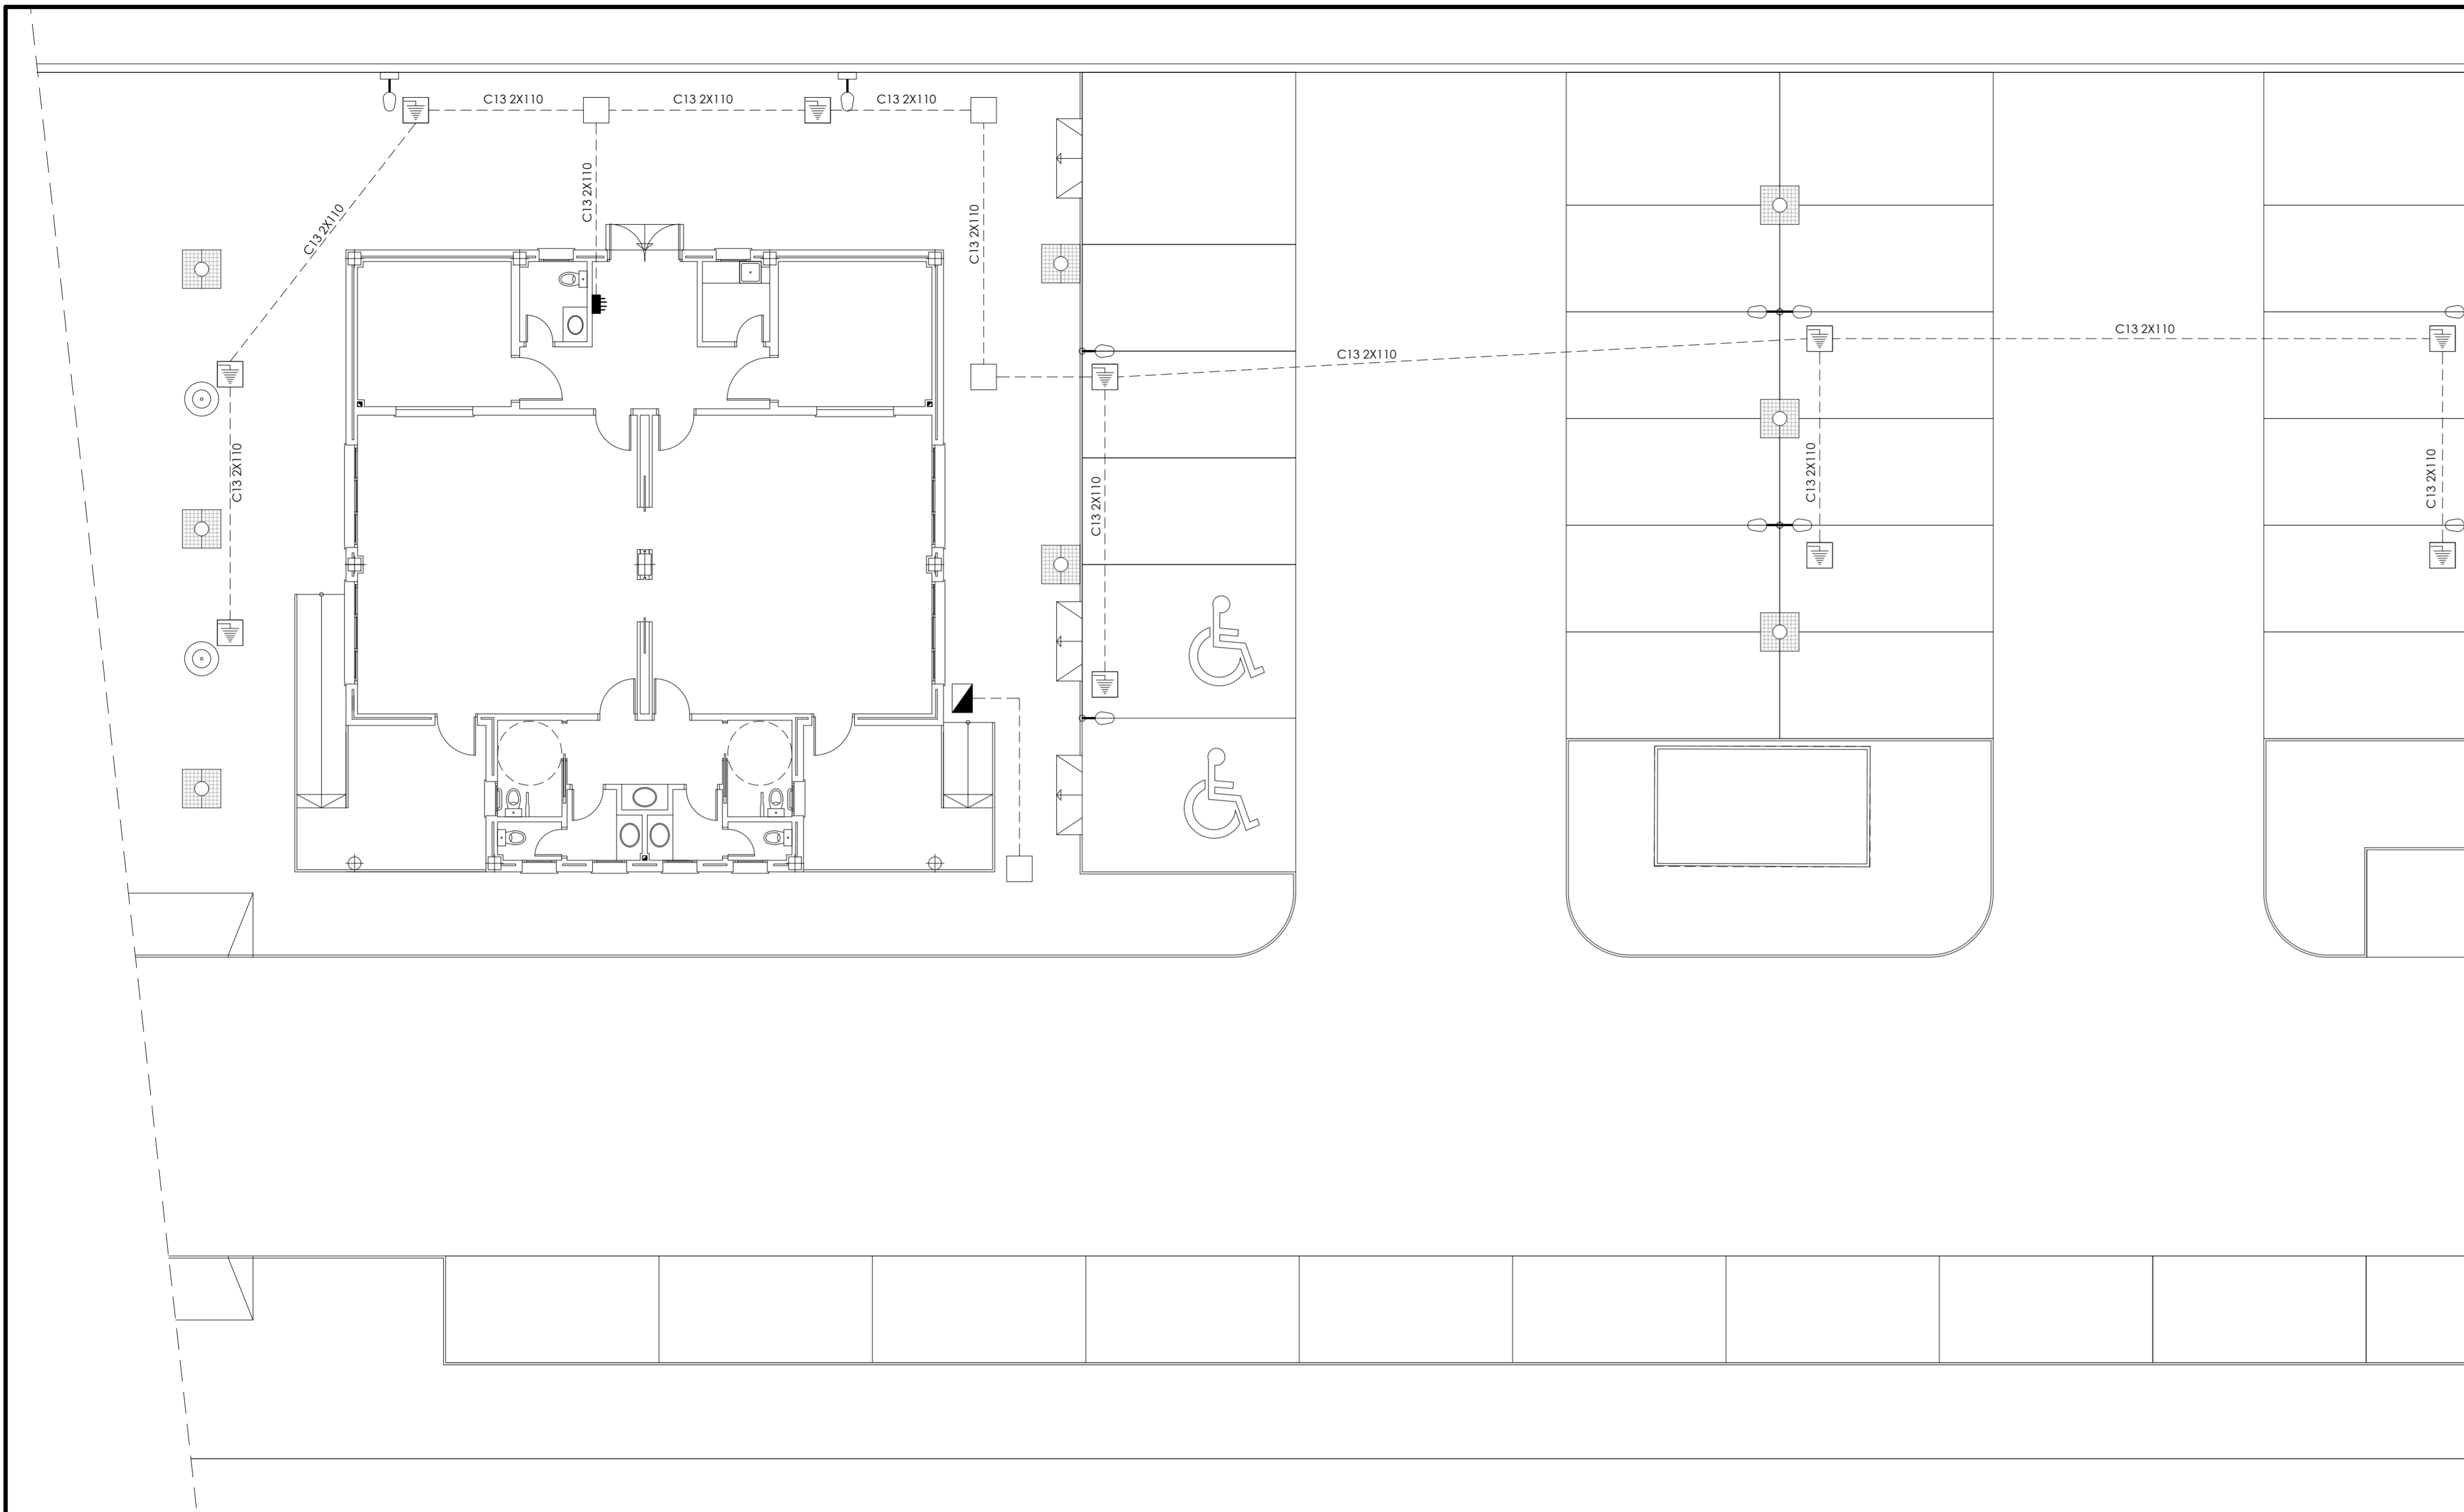


ARQUETA TIPO CON TOMA DE TIERRA Y BASE PARA BÁCULO

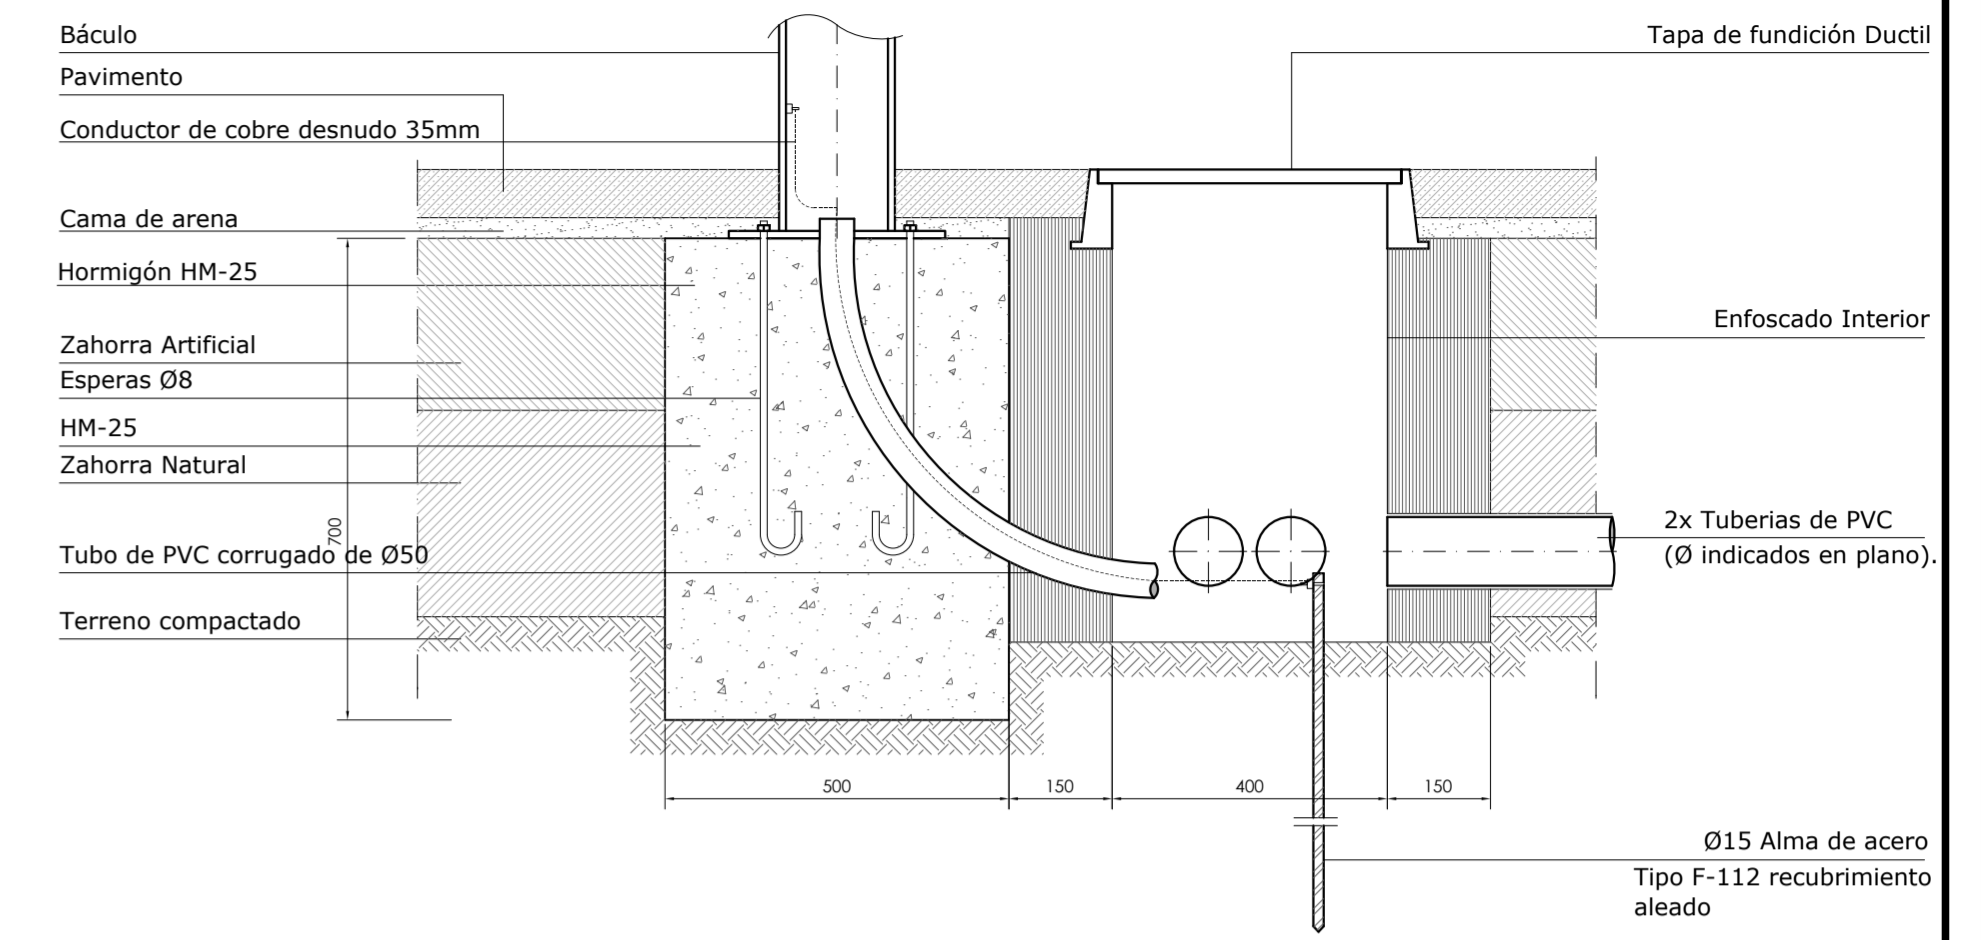


leyenda de alumbrado

- acometida
- C.G.P.
- arqueta de paso 60x60
- arqueta de paso 60x60 con t.t.
- Columna de 3.5mts Calgaly ick luminaria mod. domus ijk
- columna de 4.70mts modelo cannes 2 x luminaria 100-150w v.s.a.p. mod. visual icq indalux.
- columna de 4.70mts modelo cannes luminaria 100-150w v.s.a.p. mod. visual icq indalux.
- brazo de pared luminaria 100-150w v.s.a.p. mod. visual icq indalux.


		AREA DE FOMENTO LOCAL Y RED VIARIA SERVICIO DE ARQUITECTURA MUNICIPAL	
		PROYECTO DE EJECUCION: TANATORIO MUNICIPAL EN CAÑETE LA REAL (MÁLAGA)	
PLANO: INSTALACIONES: ILUMINACION EXTERIOR		EQUIPO TECNICO REDACTOR	
ARQUITECTOS: EMILIO RUIZ PEREZ	APAREJADOR-ARQUITECTO TECNICO: EDUARDO REPISO ALVAREZ MANUEL GARCIA ARJONA ARQUITECTO TECNICO CALCULISTA: JUAN SCHWARZMANN FERNANDEZ INGENIERO TECNICO CALCULISTA: JOSE MANUEL LACHAMBRE	FECHA: MAYO 2009	ESCALA: 1/100
	DISCO:	N. PROYECTO:	PLANO Nº:
	SUSTITUYE A:	104	
	SUSTITUIDO POR:		

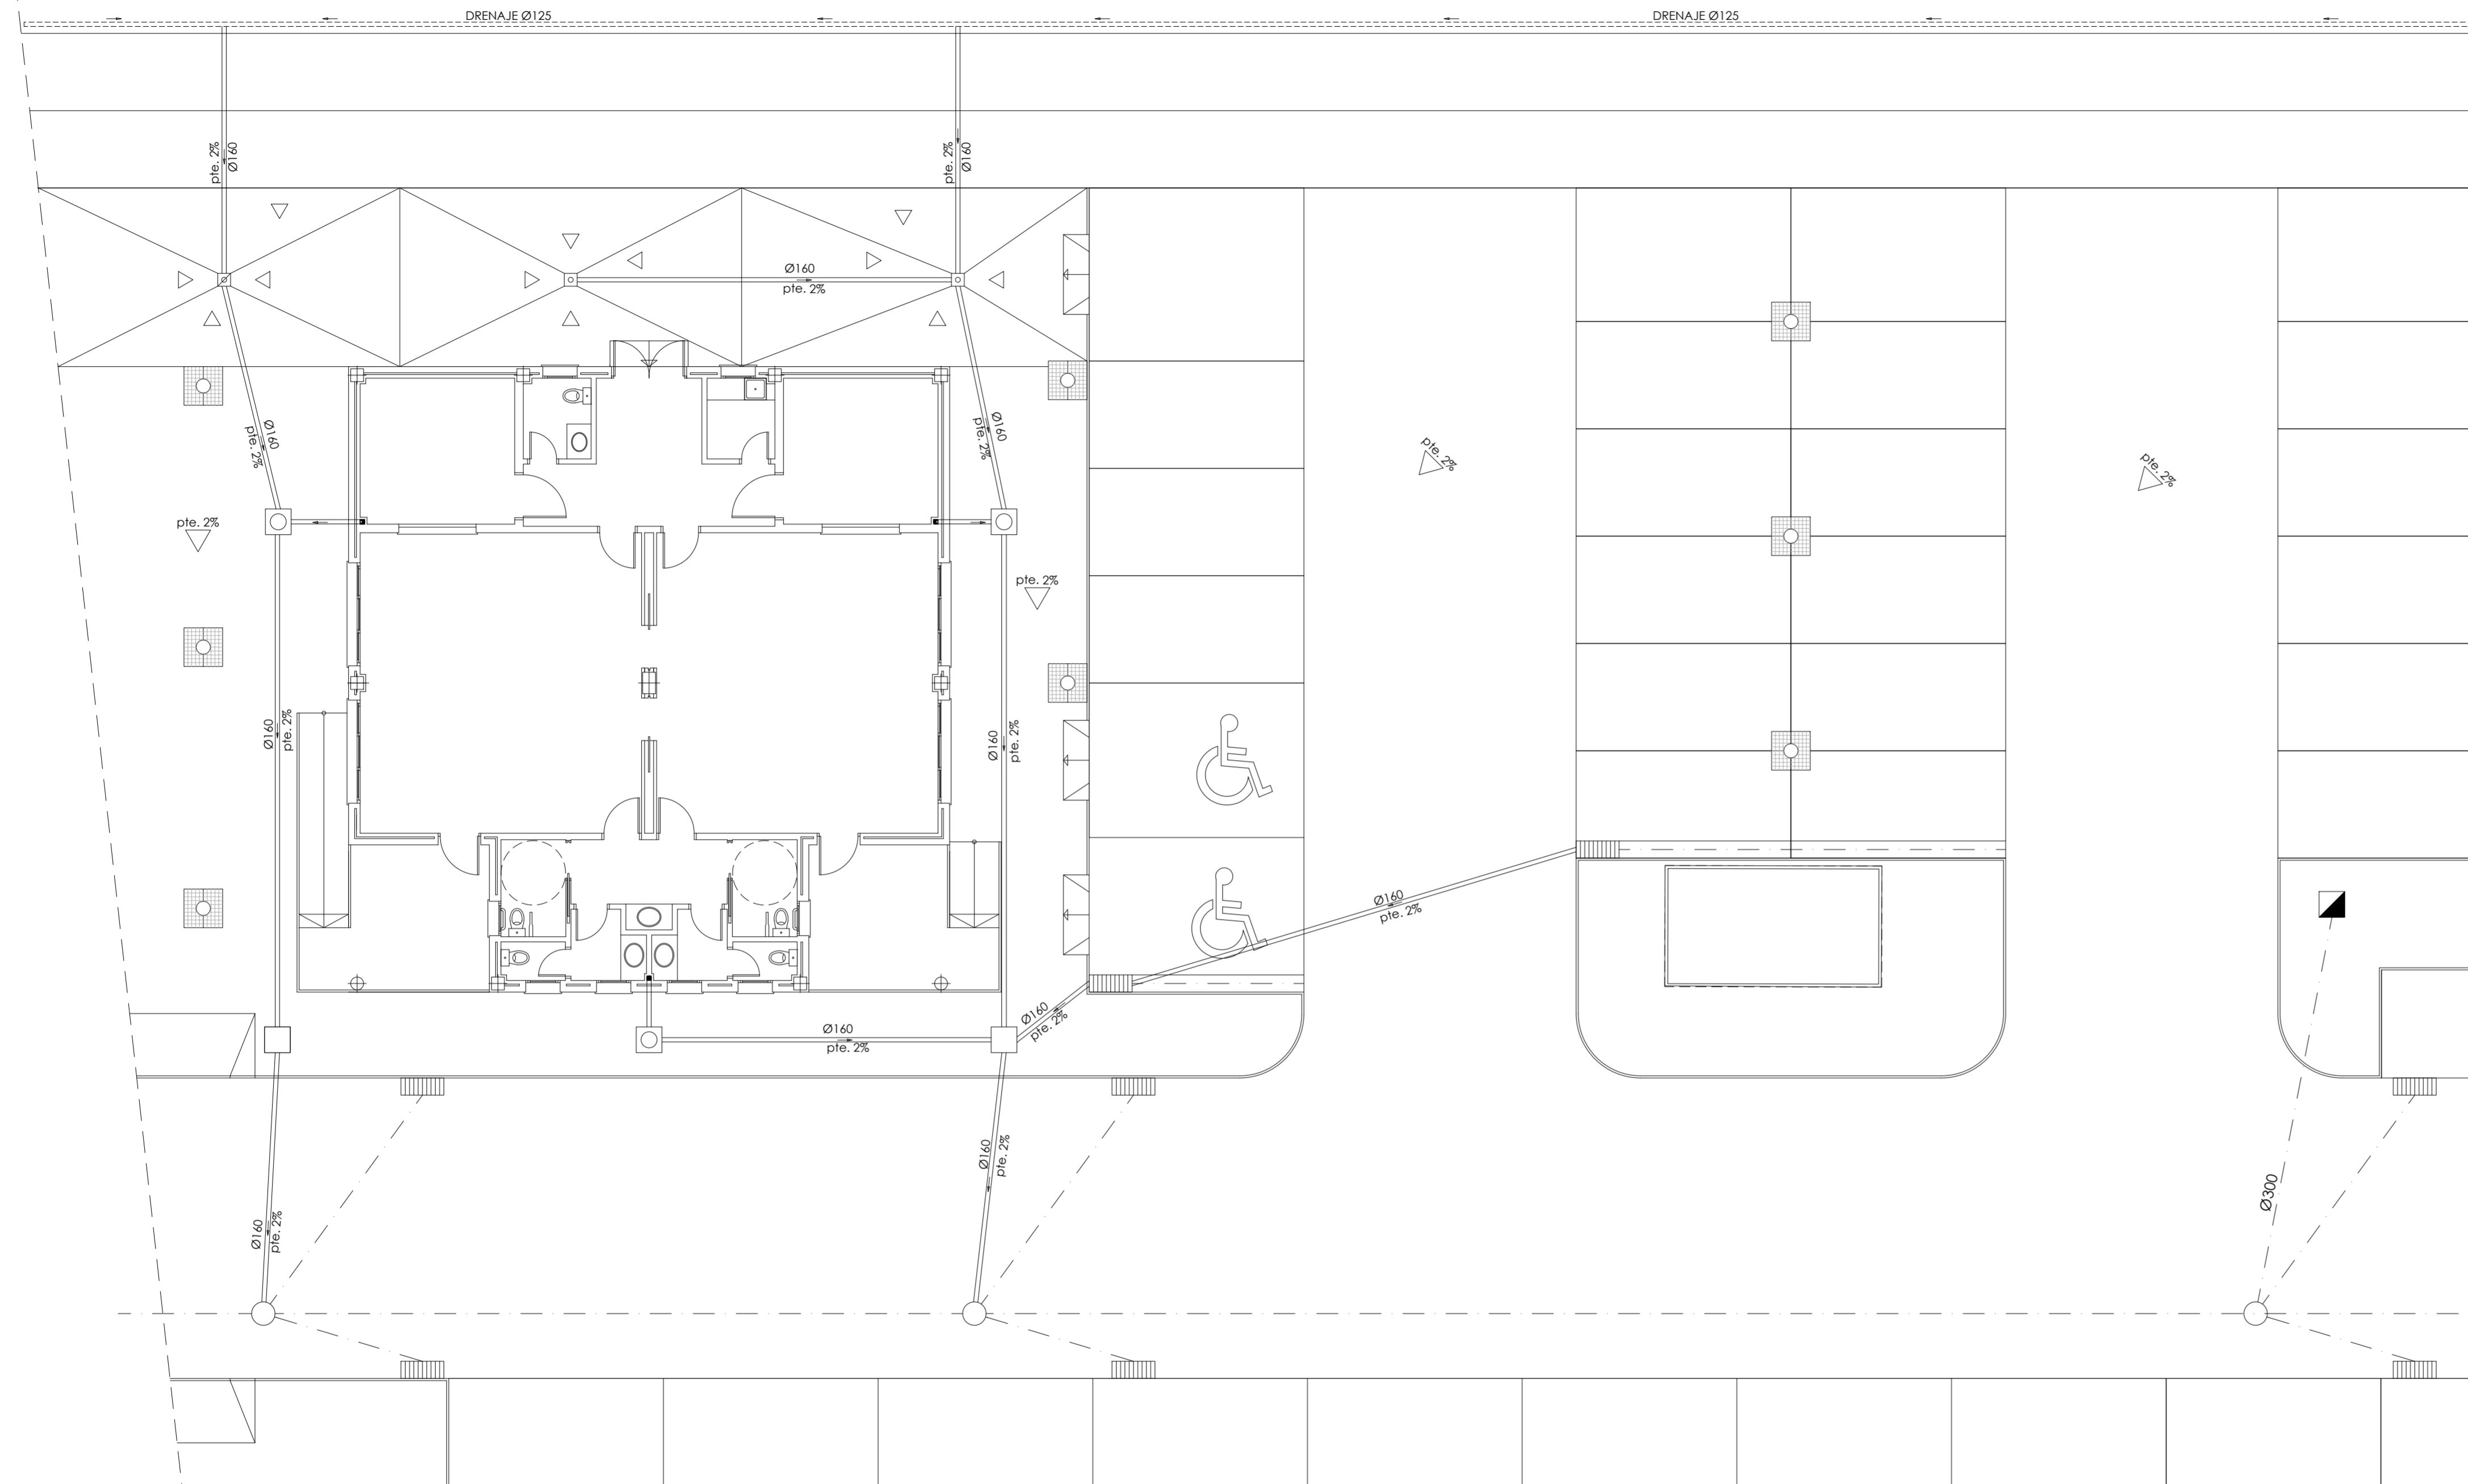



DETALLE DE ZANJA (SECCION).

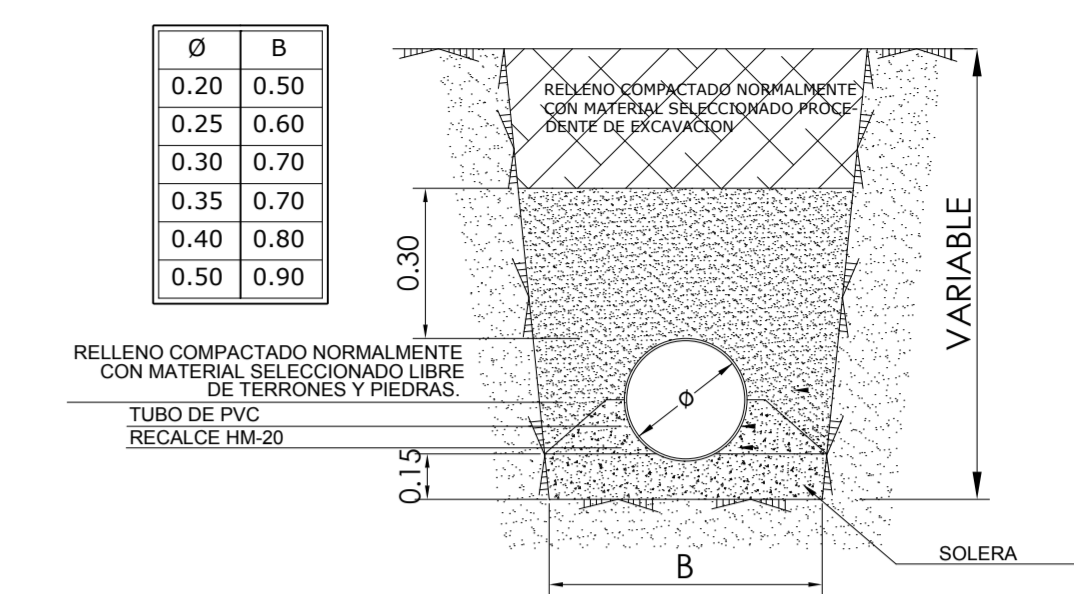

POZO DE REGISTRO

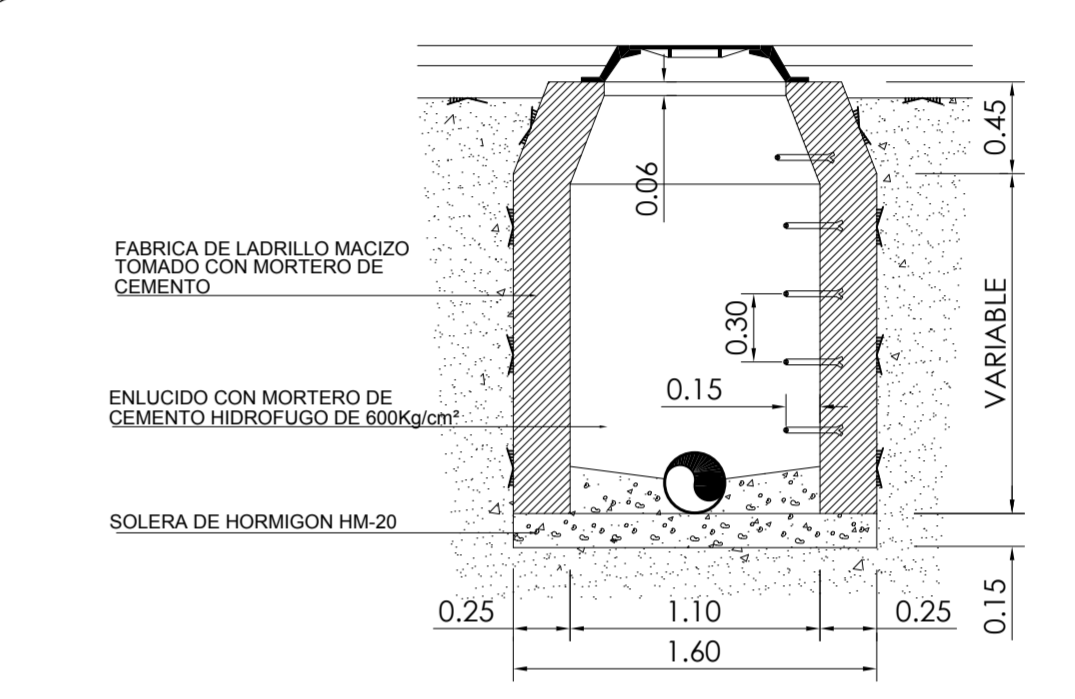

SUMIDERO

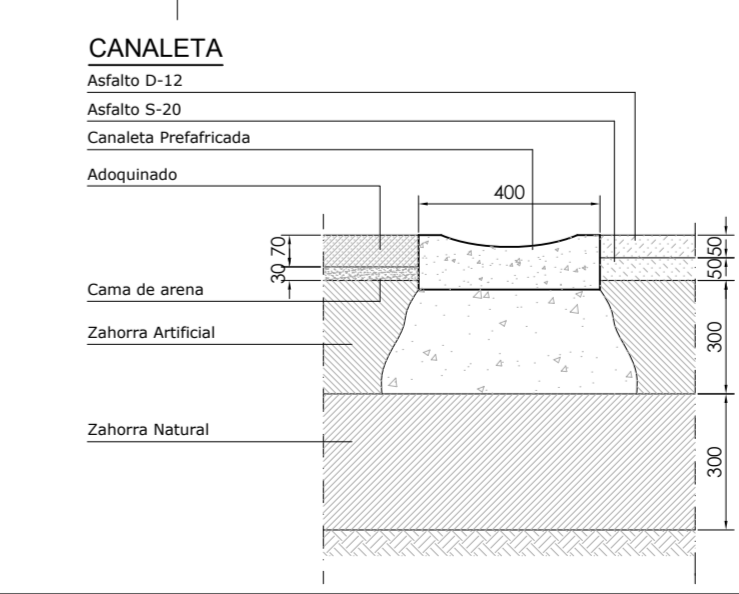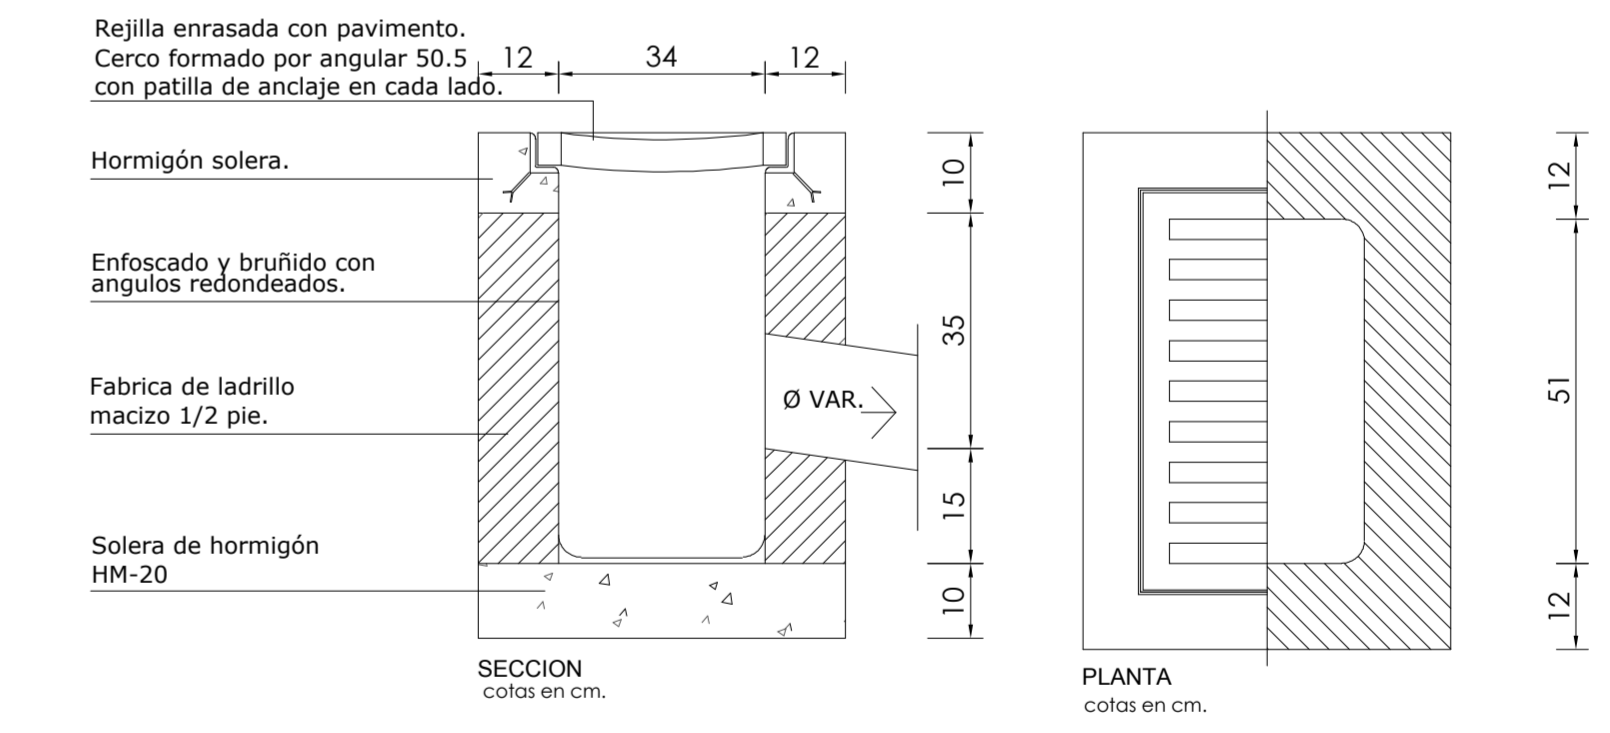

leyenda de evacuacion de pluviales


Evacuacion de pluviales en pvc	Sumidero	pte. 2% Pendientes
Drenaje de escollera	Imbornal	Recogida de pluviales en proyecto de urbanización
Canaleta prefabricada (ver plano de detalles)	Arqueta a pie de bajante	Pozo de registro en proyecto de urbanización
	Arqueta de paso	

AREA DE FOMENTO LOCAL Y RED VIARIA
SERVICIO DE ARQUITECTURA MUNICIPAL

TANATORIO MUNICIPAL EN CAÑETE LA REAL (MÁLAGA)

PROYECTO DE EJECUCION: INSTALACIONES: EVACUACION DE PLUVIALES Y RECOGIDA SUPERFICIAL DE AGUAS

EQUIPO TECNICO REDACTOR		FECHA	ESCALA
ARQUITECTOS	APAREJADOR-ARQUITECTO TECNICO	MAYO 2009	1/100
	EDUARDO REPISO ALVAREZ	N. PROYECTO	PLANO Nº
	MANUEL GARCIA ARJONA		105
	ARQUITECTO TECNICO CALCULISTA	DISCO	
	JUAN SCHWARZMANN FERNANDEZ	SUSTITUYE A	SUSTITUIDO POR
	INGENIERO TECNICO CALCULISTA		
	JOSE MANUEL LACHAMBRE		
	DELNEANTE		
EMILIO RUIZ PEREZ	JUAN A. AGUILAR BRAVO		

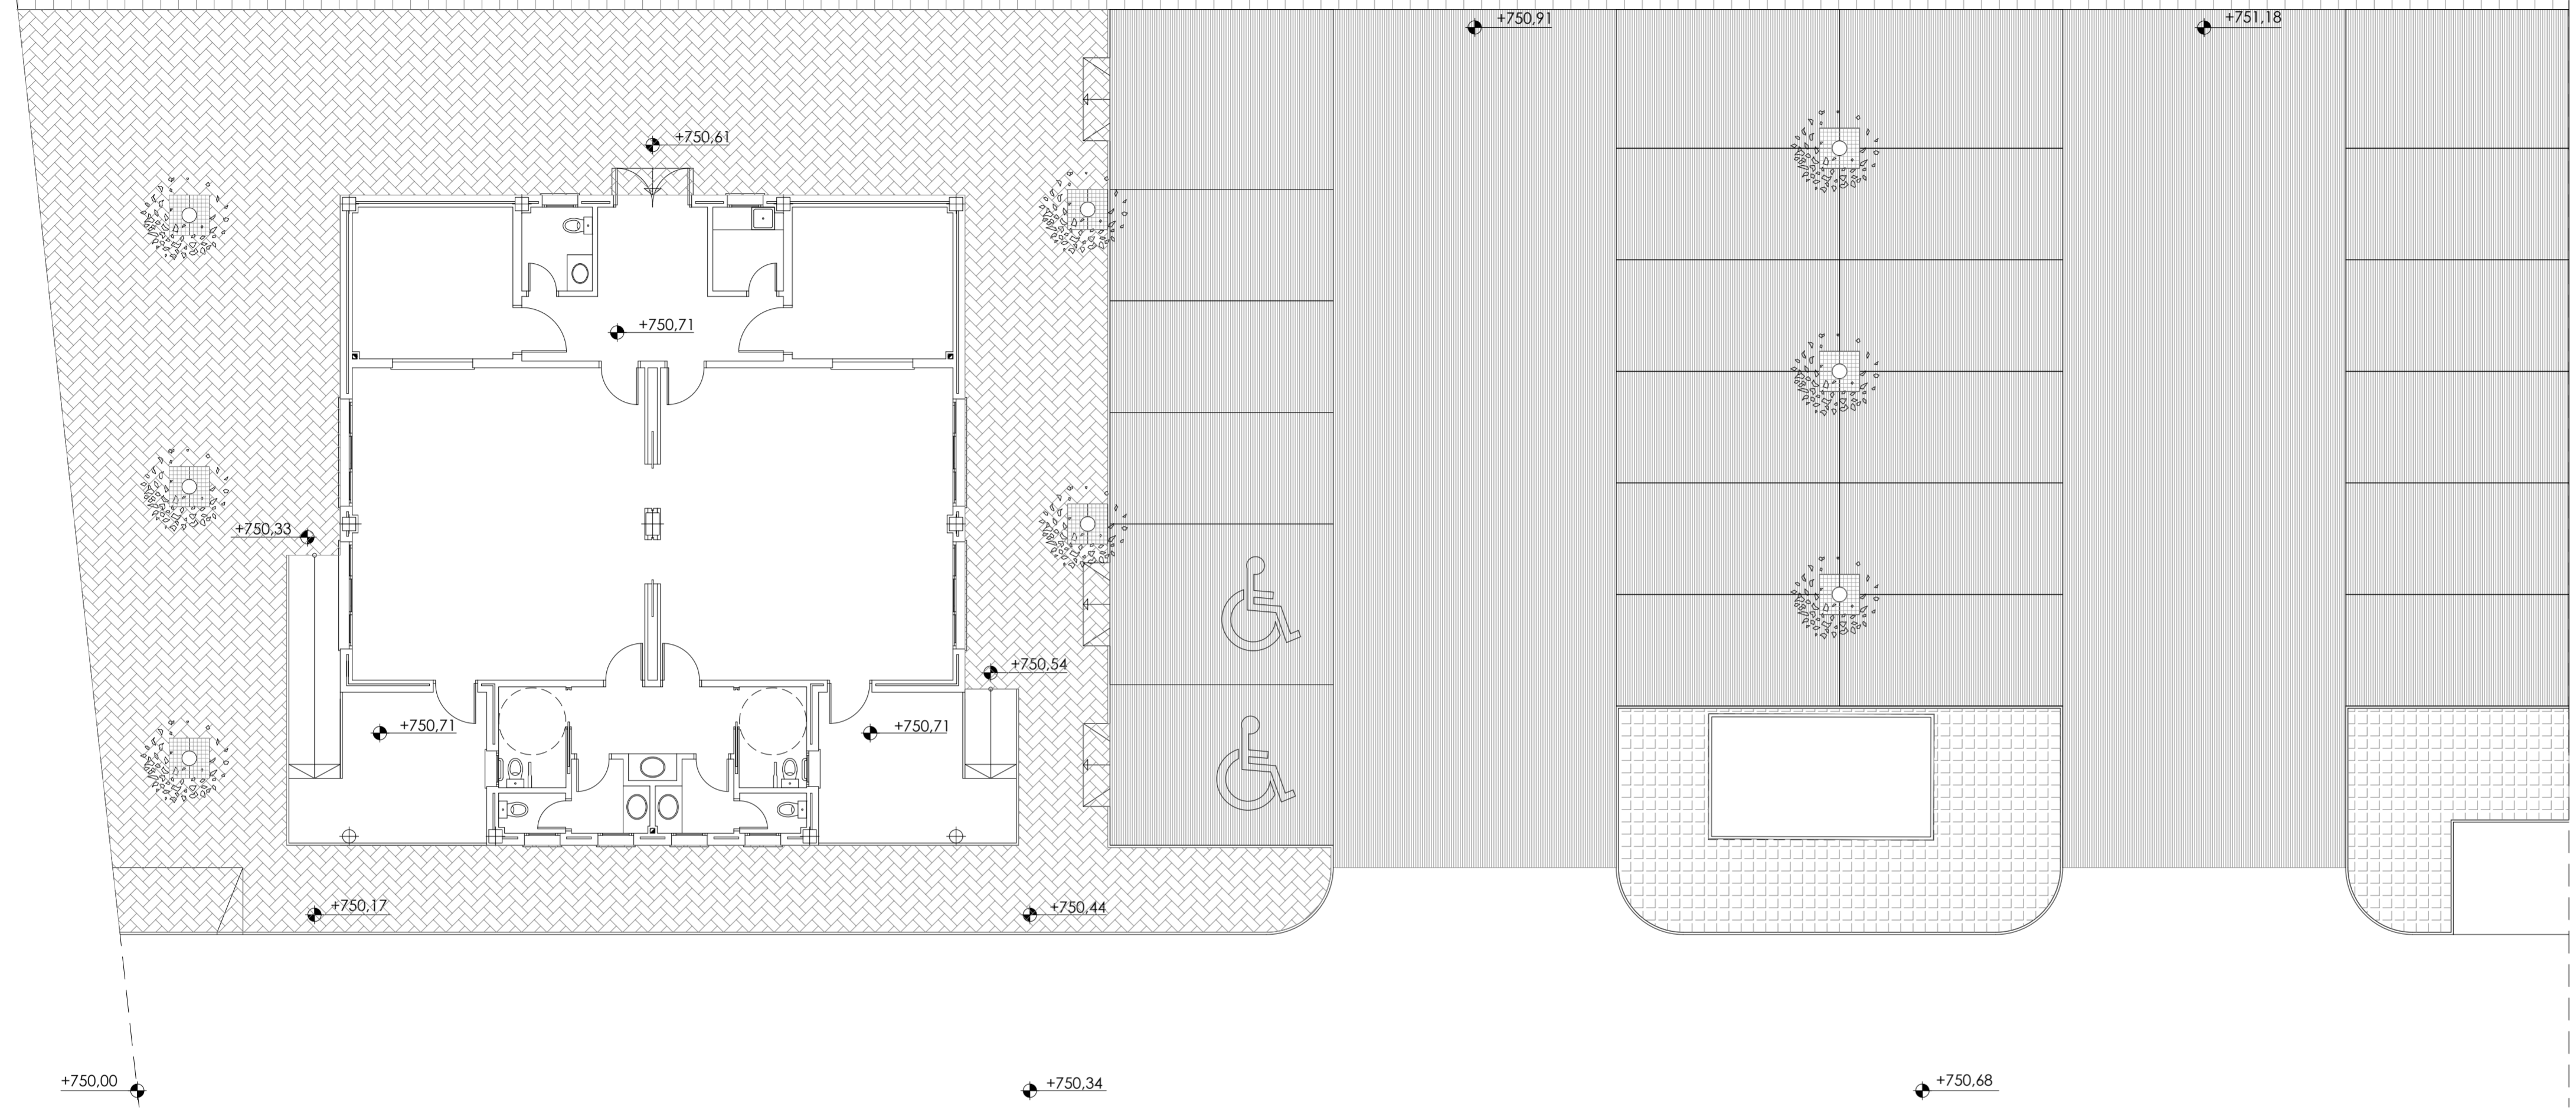

DETALLE UNION DE ACERA CON VIALES EXTERIORES

ESCALA 1:10

Bordillo de hormigón tipo MOPU


Adoquinado

Cama de arena

Zahorra Artificial

Zahorra Natural

Terreno compactado

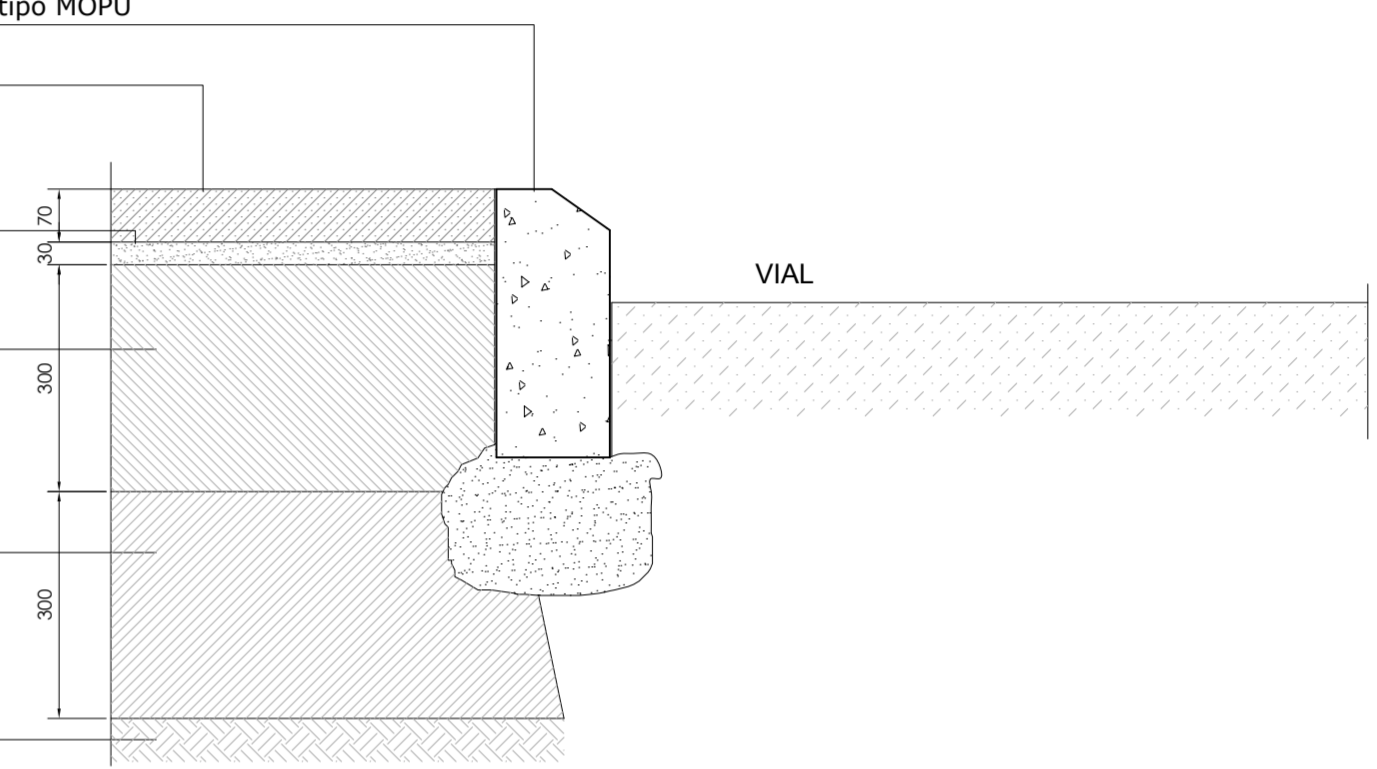

DETALLE DE ALCORQUE

ESCALA 1:10

Pieza Prefabricada de Hormigón.

Adoquinado


Cama de arena

Zahorra Artificial

Zahorra Natural


Terreno compactado

Tierra Vegetal

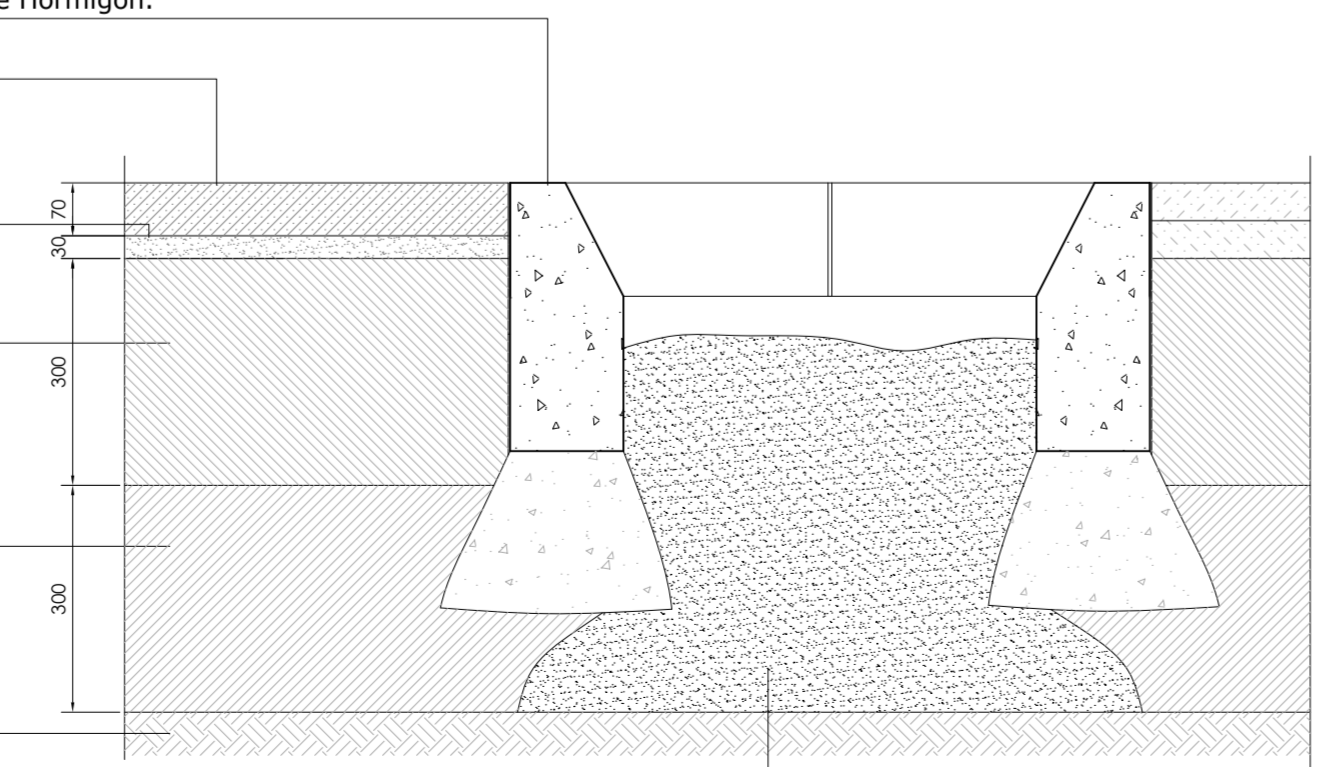

PLANTA DE ALCORQUE

ESCALA 1:10

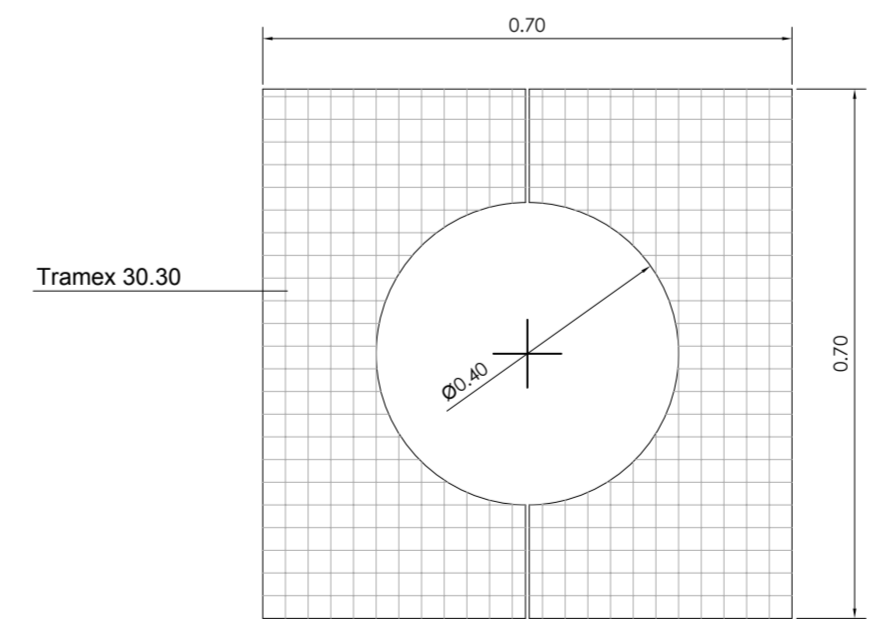

CANALETA

ESCALA 1:10

Asfalto D-12

Asfalto S-20

Canaleta Prefabricada

Adoquinado


Cama de arena

Zahorra Artificial

Hormigón HM-25

Zahorra Natural

Terreno compactado

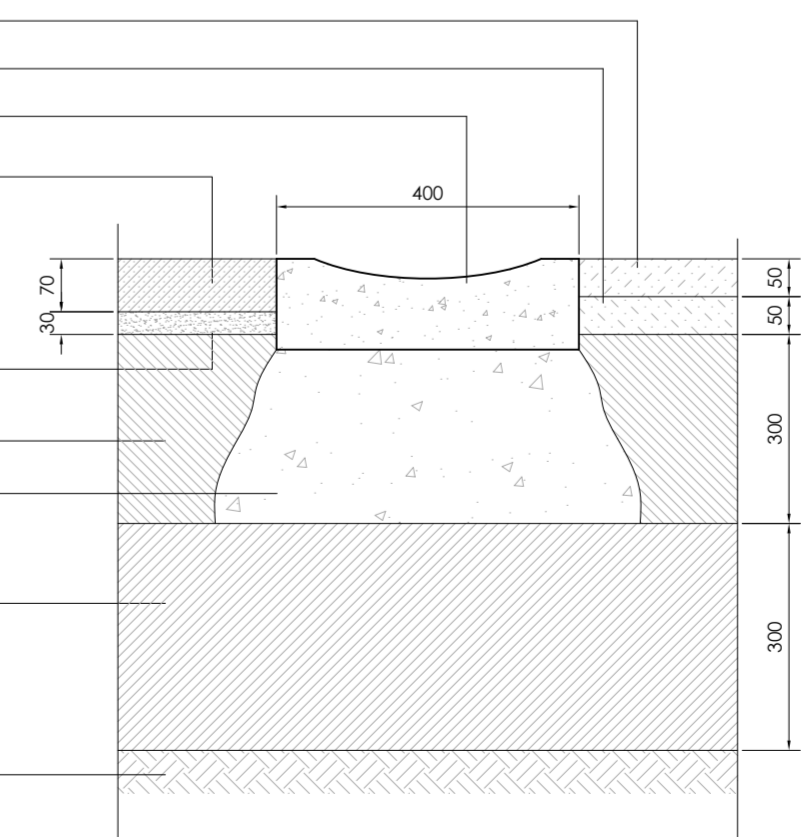

leyenda de pavimentación y mobiliario urbano

- Adoquin
- Hormigón Impreso
- Asfalto
- Escollera
- Arbol de copa redonda
- Alcorque

		AREA DE FOMENTO LOCAL Y RED VIARIA SERVICIO DE ARQUITECTURA MUNICIPAL	
		TANATORIO MUNICIPAL EN CAÑETE LA REAL (MÁLAGA)	
PROYECTO DE EJECUCION	INSTALACIONES: PAVIMENTACION		
PLANO			
EQUIPO TECNICO REDACTOR			
ARQUITECTOS	APAREJADOR-ARQUITECTO TECNICO	FECHA	ESCALA
	EDUARDO REPISO ALVAREZ	MAYO 2009	1/100
	MANUEL GARCIA ARJONA	N.º PROYECTO	PLANO Nº
	ARQUITECTO TECNICO CALCULISTA		
	JUAN SCHWARZMANN FERNANDEZ	DESCO	106
	INGENIERO TECNICO CALCULISTA		
	JOSE MANUEL LACHAMBRE	SUSTITUYE A	SUSTITUIDO POR
	DELINANTE		
EMILIO RUIZ PEREZ	JUAN A. AGUILAR BRAVO		